

SERVIZIO SANITARIO REGIONALE
EMILIA-ROMAGNA
Azienda Unità Sanitaria Locale di Imola

U.O. PATRIMONIO E TECNOLOGIE IMPIANTISTICHE
Piazzale Giovanni dalle Bande Nere 11 - 40026 Imola (BO)
Tel. 0542 604425 - Fax 0452 604405 - email sat@ausl.imola.bo.it

Viale Amendola n.2 - 40026 Imola (BO)


LAVORI DI MANUTENZIONE AGLI IMPIANTI ELETTRICI ED ELETTRONICI DEGLI IMMOBILI DELL'AZIENDA USL DI IMOLA

Oggetto elaborato

PROGETTO ESECUTIVO
IMPIANTI ELETTRICI
STATO DI PROGETTO

OSPEDALE CIVILE NUOVO

MANUTENZIONE E VERIFICA
PERIODICA
CABINE ELETTRICHE

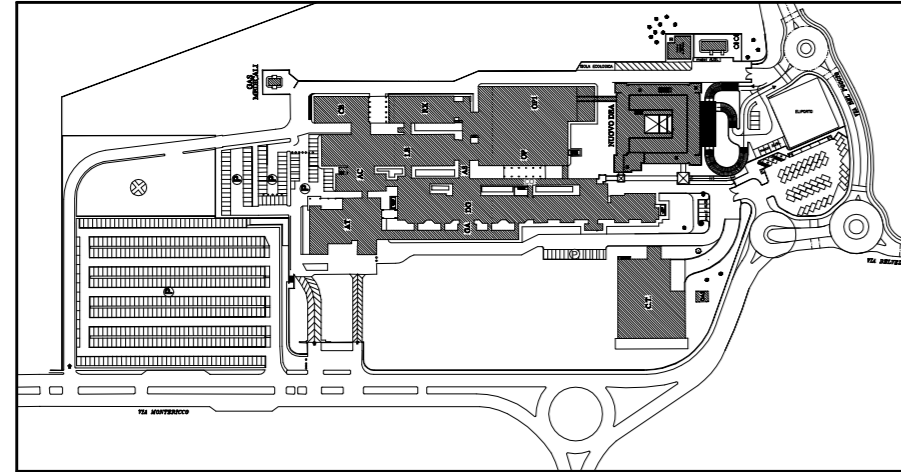

il Direttore Generale: Dott.ssa Maria Lazzarato
il Direttore Sanitario: Dott. A. Rossi
il Direttore Amministrativo: Dott. M. Mingozi
il Responsabile dell' U.O.P.T.I.: Dott. Ing. D. A. Faiello

Responsabile del Procedimento:
Ing. Francesco Ferrari

Direttore dei Lavori:
Per. Ind. Valentino Arcolani

Coordinatore della Sicurezza:
Geom. Mario Castaldi

Ufficio Direzione Lavori:
Per. Ind. Paolo Drei

Progettisti:
- Impianti elettrici:
Per. Ind. Valentino Arcolani
Per. Ind. Paolo Drei





Elaborato n.

E1.1

Progetto/attività n.	gara n.	direzione lavori n.	Scala	Data
M02/15	25/15		1:1000	Maggio 2015

revisione 1	data	revisione 5	data
revisione 2	data	revisione 6	data
revisione 3	data	revisione 7	data
revisione 4	data	revisione 8	data

PIANTA PIANO TERRA - SCALA 1:1000

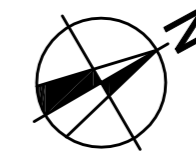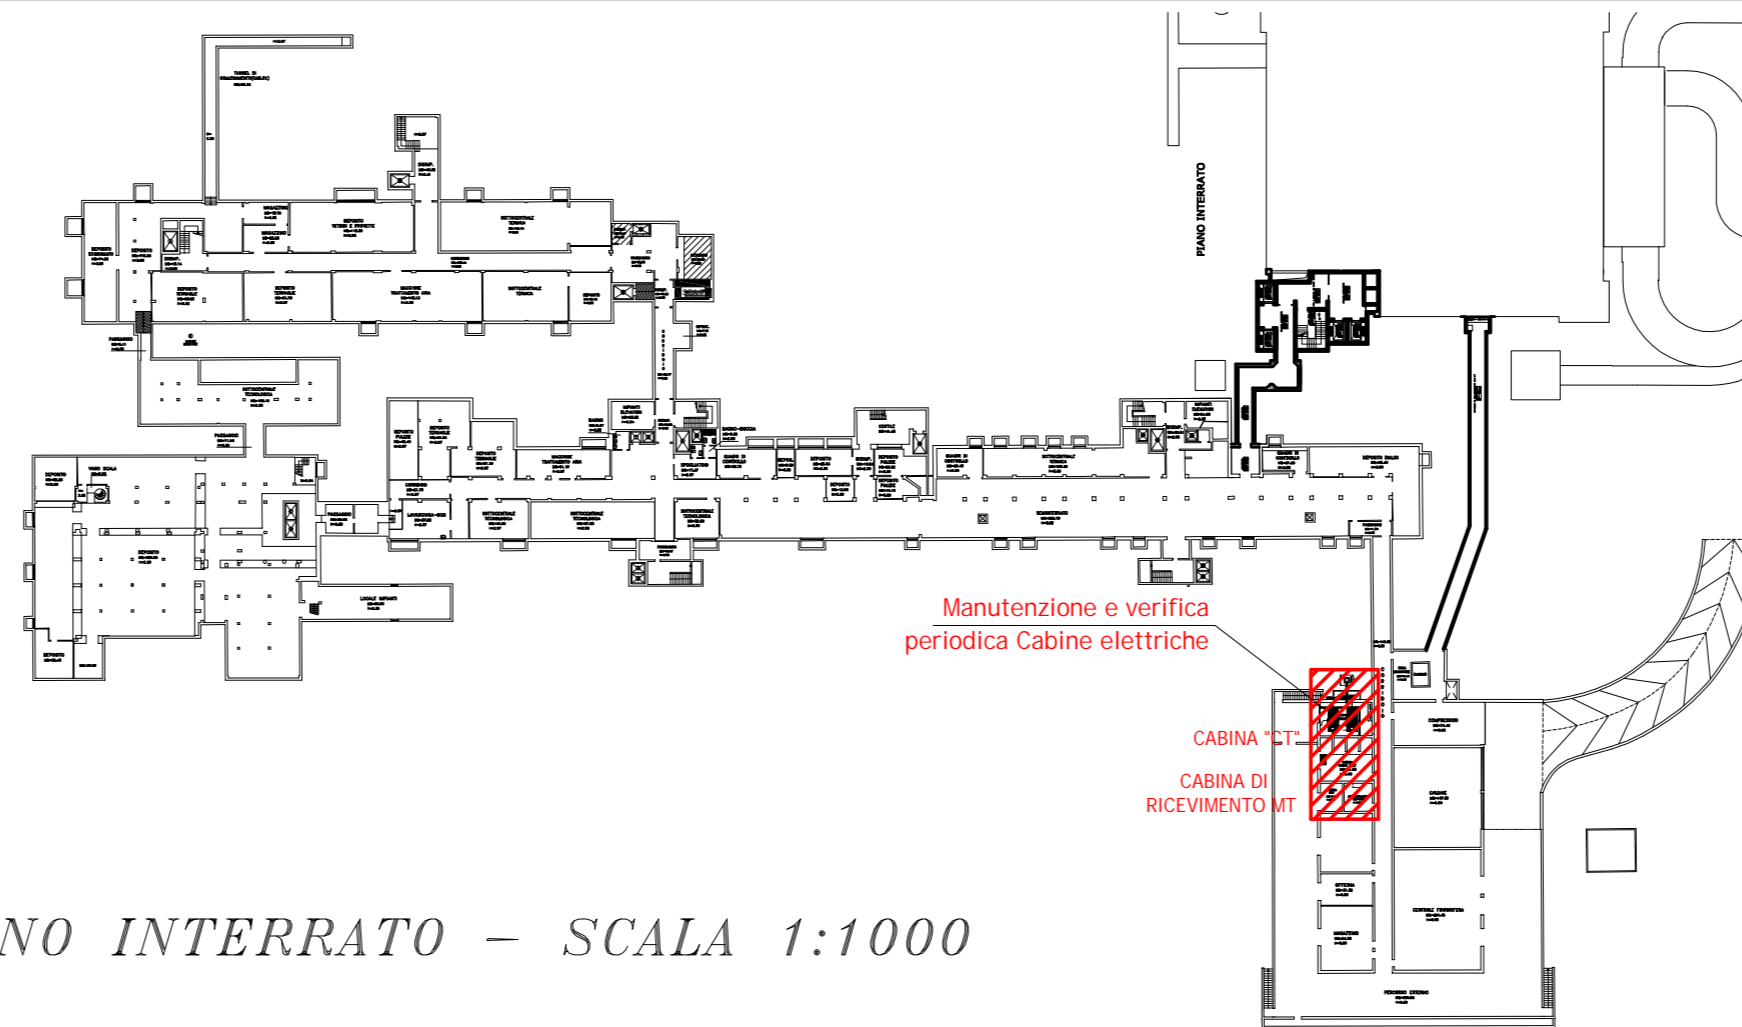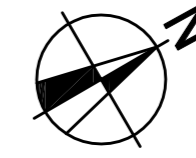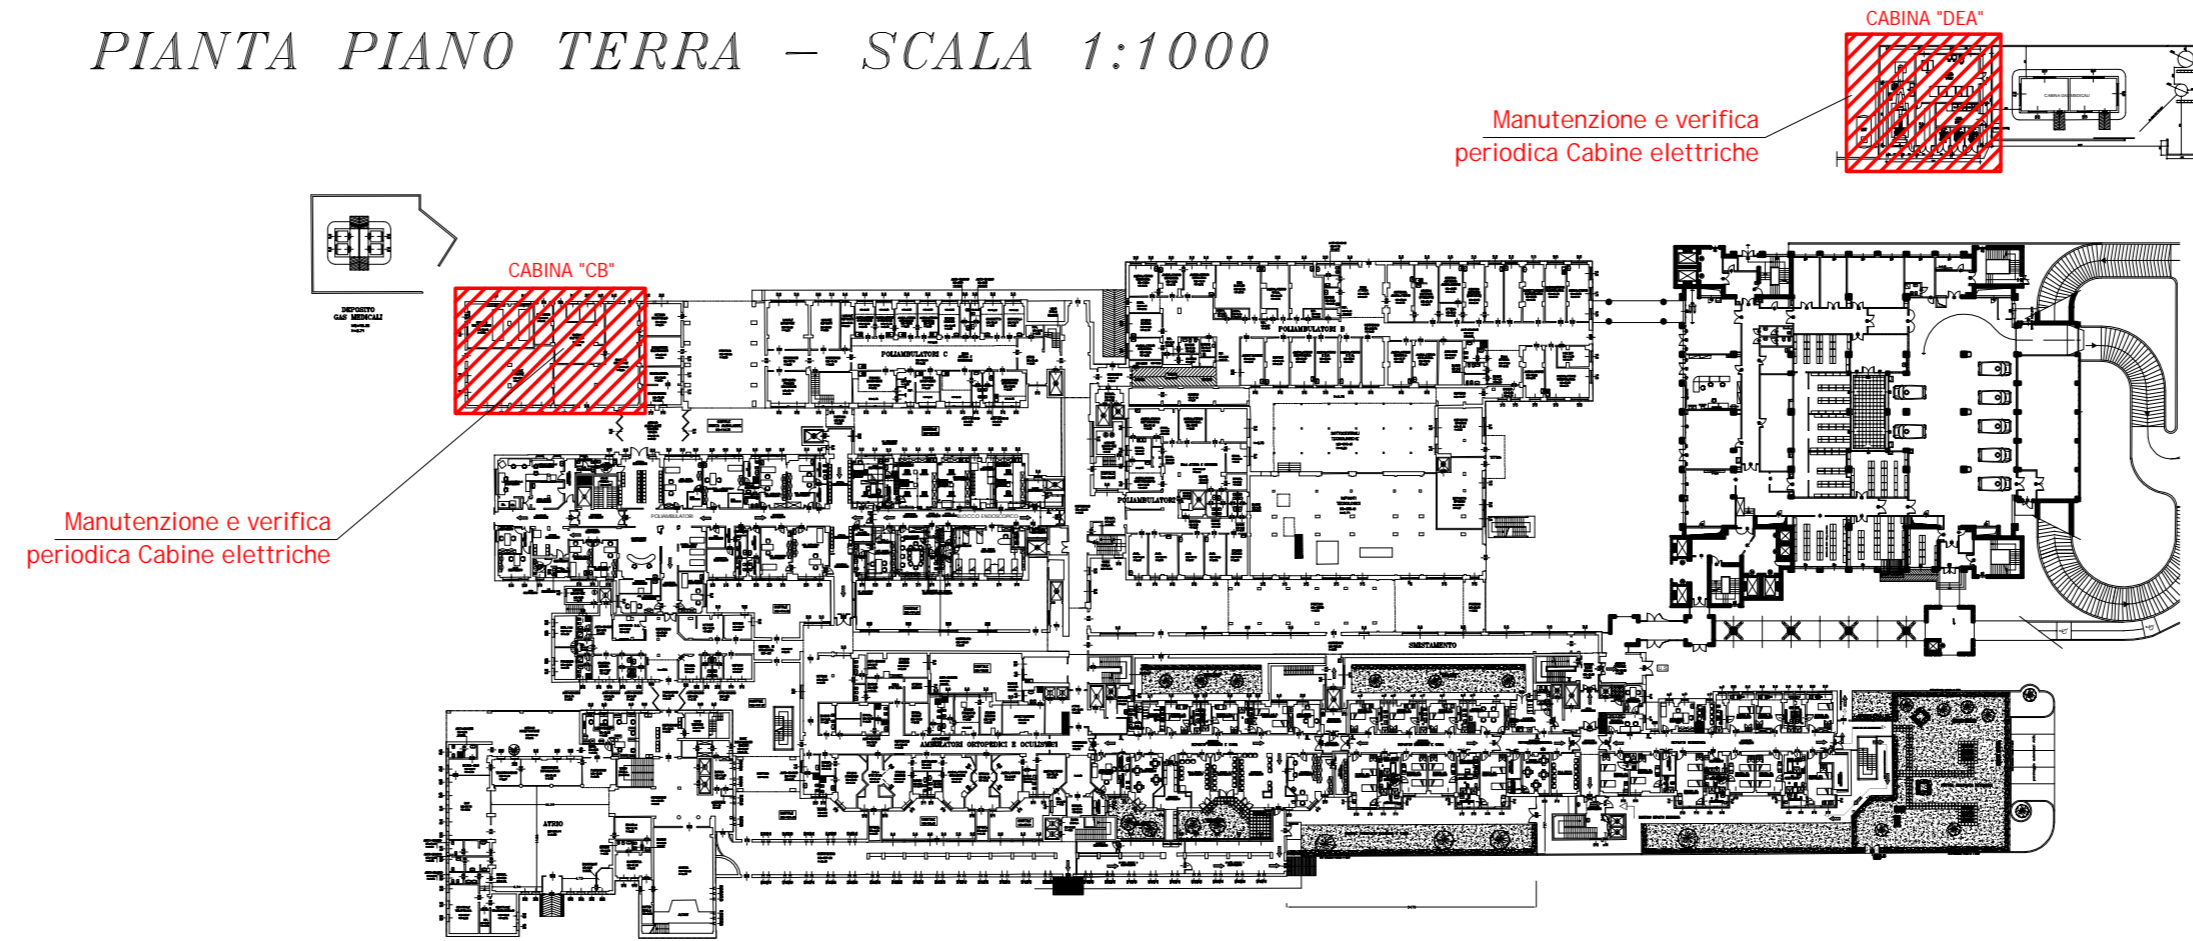

PIANTA PIANO INTERRATO - SCALA 1:1000