

**SERVIZIO SANITARIO REGIONALE
EMILIA-ROMAGNA**
Azienda Unità Sanitaria Locale di Imola
Viale Amendola n.2 - 40026 Imola (BO)

U.O. PATRIMONIO E TECNOLOGIE IMPIANTISTICHE
Piazzale Giovanni dalle Bande Nere 11 - 40026 Imola (BO)
Tel. 0542 604425 - Fax 0452 604405 - email sat@ausl.imola.bo.it


**LAVORI DI MANUTENZIONE AGLI IMPIANTI ELETTRICI
ED ELETTRONICI DEGLI IMMOBILI DELL'AZIENDA USL DI IMOLA**

Oggetto elaborato

**PROGETTO ESECUTIVO
IMPIANTI ELETTRICI
STATO DI PROGETTO**

**OSPEDALE CIVILE
CASTEL SAN PIETRO TERME
(BO)
MANUTENZIONE E VERIFICA
PERIODICA
CABINE ELETTRICHE**

Planimetria

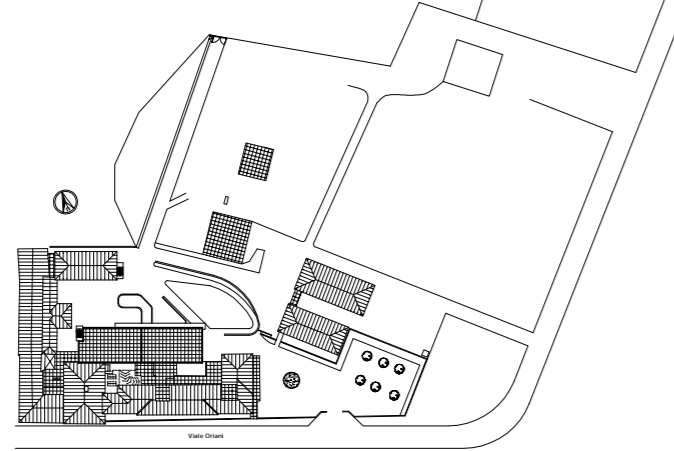

il Direttore Generale **Dott.ssa Maria Lazzarato** il Direttore Sanitario **Dott. A. Rossi** il Direttore Amministrativo **Dott. M. Mingozi** il Responsabile dell' U.O.P.T.I. **Dott. Ing. D. A. Faiello**

Responsabile del Procedimento:
Ing. Francesco Ferrari

Direttore dei Lavori:
Per. Ind. Valentino Arcolani

Coordinatore della Sicurezza:
Geom. Mario Castaldi

Ufficio Direzione Lavori:
Per. Ind. Paolo Drei

Progettisti:
- Impianti elettrici:
Per. Ind. Valentino Arcolani
Per. Ind. Paolo Drei


Elaborato n.
E1.3

Progetto/attività n. MO2/15	gara n. 25/15	direzione lavori n.	Scala 1:500	Data Maggio 2015
---------------------------------------	-------------------------	---------------------	-----------------------	----------------------------

revisione 1	data	revisione 5	data
revisione 2	data	revisione 6	data
revisione 3	data	revisione 7	data
revisione 4	data	revisione 8	data



**PIANTA PIANO TERRA
SCALA 1:500**

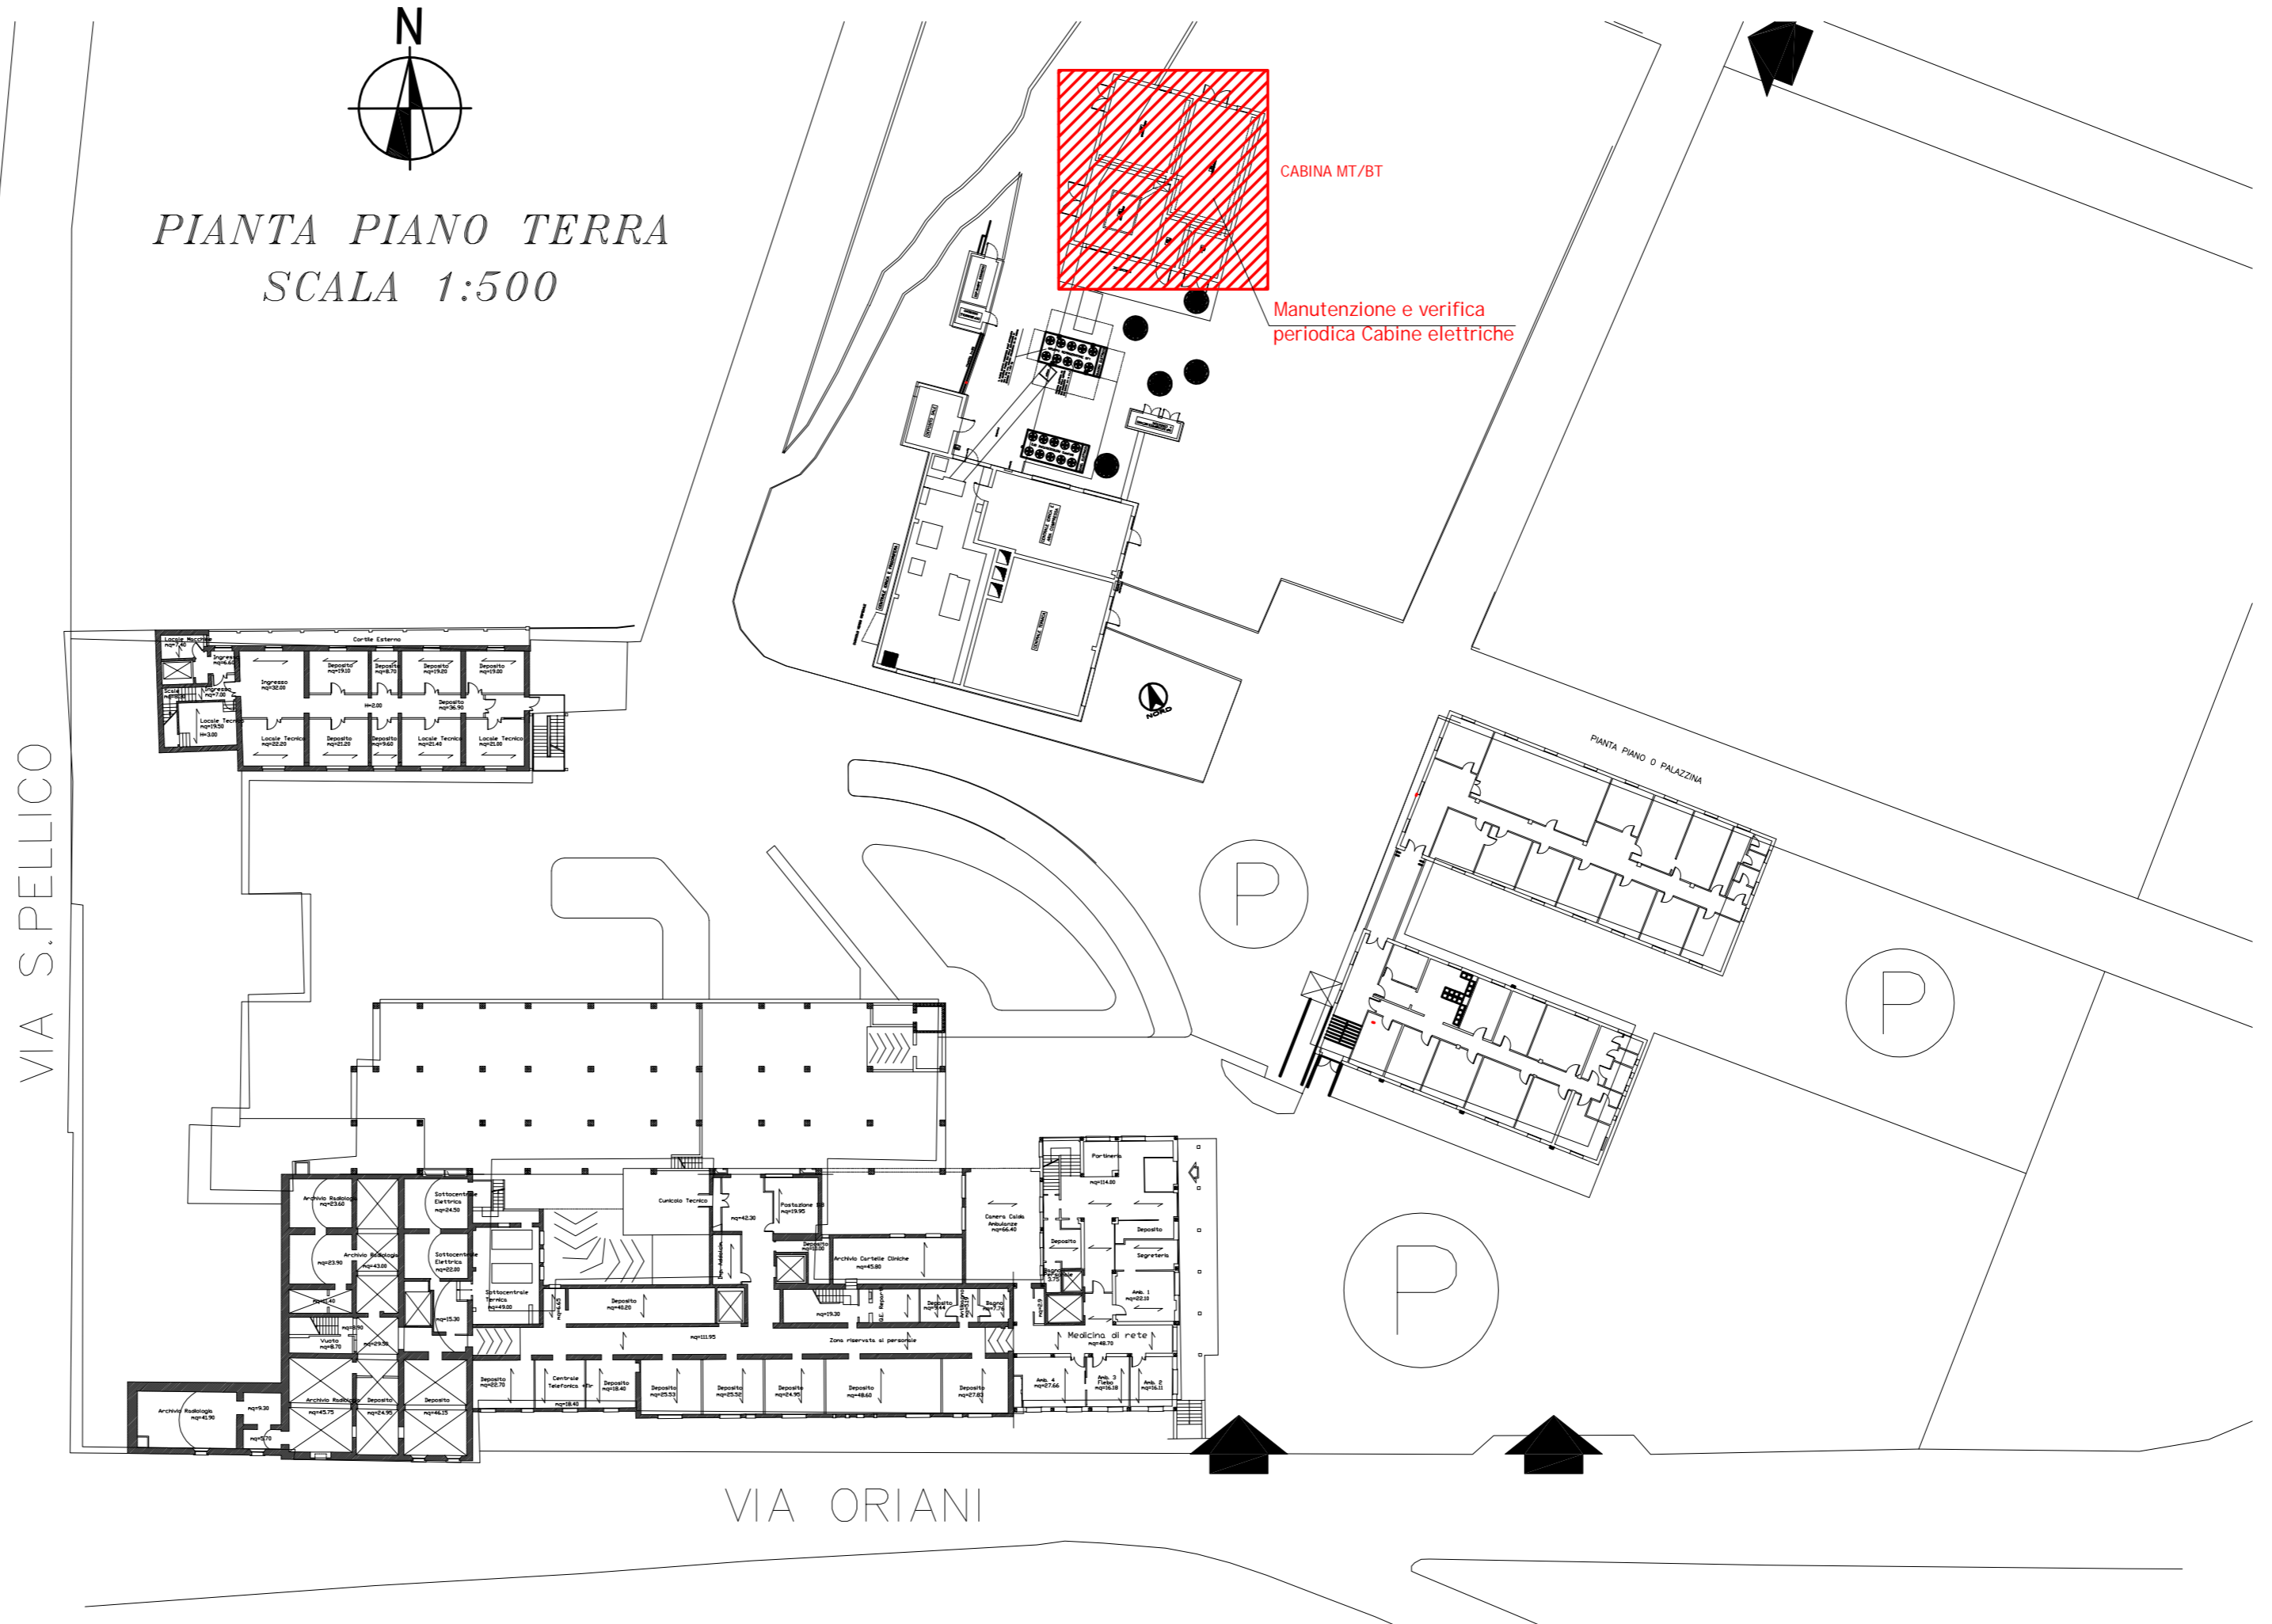

CABINA MT/BT

Manutenzione e verifica
periodica Cabine elettriche

PIANTA PIANO D PALAZZINA

VIA S. PELLICO

VIA ORIANI