

SERVIZIO SANITARIO REGIONALE  
EMILIA-ROMAGNA  
Azienda Unità Sanitaria Locale di Imola

Viale Amendola n.2 - 40026 Imola (BO)

U.O. PATRIMONIO E TECNOLOGIE IMPIANTISTICHE

Piazzale Giovanni dalle Bande Nere 11 - 40026 Imola (BO)


Tel. 0542 604425 - Fax 0452 604405 - email sat@ausl.imola.bo.it

## LAVORI DI MANUTENZIONE AGLI IMPIANTI ELETTRICI ED ELETTRONICI DEGLI IMMOBILI DELL'AZIENDA USL DI IMOLA

Oggetto elaborato

PROGETTO ESECUTIVO  
IMPIANTI ELETTRICI  
STATO DI PROGETTO

OSPEDALE CIVILE NUOVO  
PIANO TERRA  
REALIZZAZIONE IMPIANTI  
E SISTEMI SUPERVISIONE  
E CONTROLLO CENTRALIZZATO  
CONDIZIONAMENTO

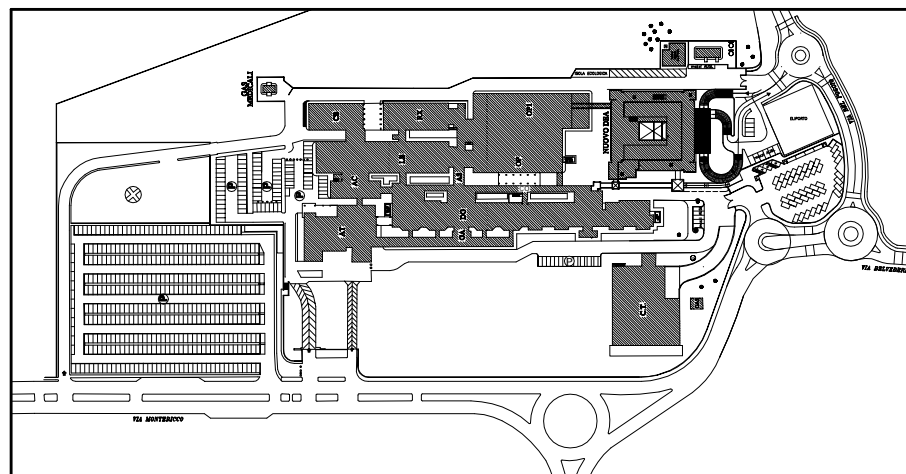

il Direttore Generale

Dott.ssa Maria Lazzarato

il Direttore Sanitario

Dott. A. Rossi

il Direttore Amministrativo

Dott. M. Mingozzi

il Responsabile dell' U.O.P.T.I.

Dott. Ing. D. A. Faiello

Responsabile del Procedimento:  
Ing. Francesco Ferrari

Direttore dei Lavori:  
Per. Ind. Valentino Arcolani

Coordinatore della Sicurezza:  
Geom. Mario Castaldi

Ufficio Direzione Lavori:  
Per. Ind. Paolo Drei

Progettisti:

- Impianti elettrici:  
Per. Ind. Valentino Arcolani  
Per. Ind. Paolo Drei

Elaborato n.

E12.2

Progetto/attività n.

M02/15

gara n.

25/15

direzione lavori n.

Scala

1:200


Data

Maggio 2015

revisione 1	data
revisione 2	data
revisione 3	data
revisione 4	data


revisione 5	data
revisione 6	data
revisione 7	data
revisione 8	data

## PIANTA PIANO TERRA - SCALA 1:200

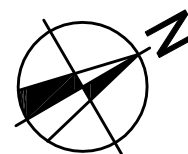

### LEGENDA

	QUADRO ELETTRICO
	COLLEGAMENTO LINEA BUS

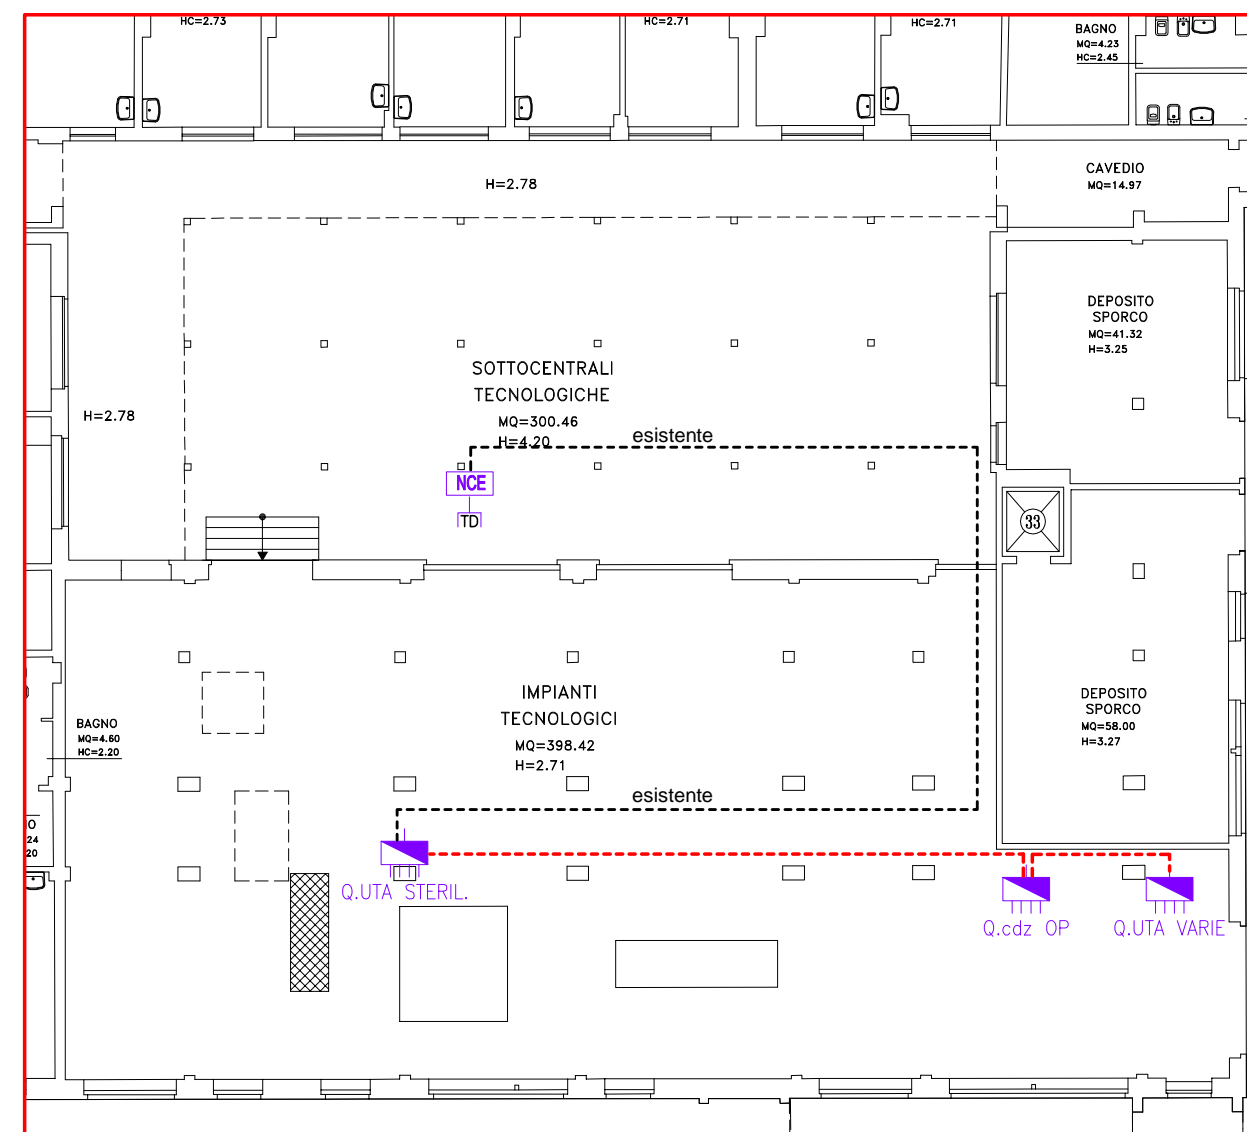

BLOCCO OP