


**INTERVENTO DI MANUTENZIONE STRAORDINARIA
REPARTO DI GERIATRIA E LUNGODEGENZA
OSPEDALE "SANTA MARIA DELLA SCALETTA" - VIA MONTERICCO n°4 - 40026 IMOLA (BO)**

Oggetto elaborato
**PROGETTO ESECUTIVO
DEGENZA GERIATRIA
DG1 - 1° STRALCIO
ELETTRICO
PIANTA PIANO TERZO
DISEGNO DI INSTALLAZIONE
IMP. ELETTRICI A SERVIZIO
DEGLI IMP. TECNOLOGICI**
(Condizionamento e Gas medicali)

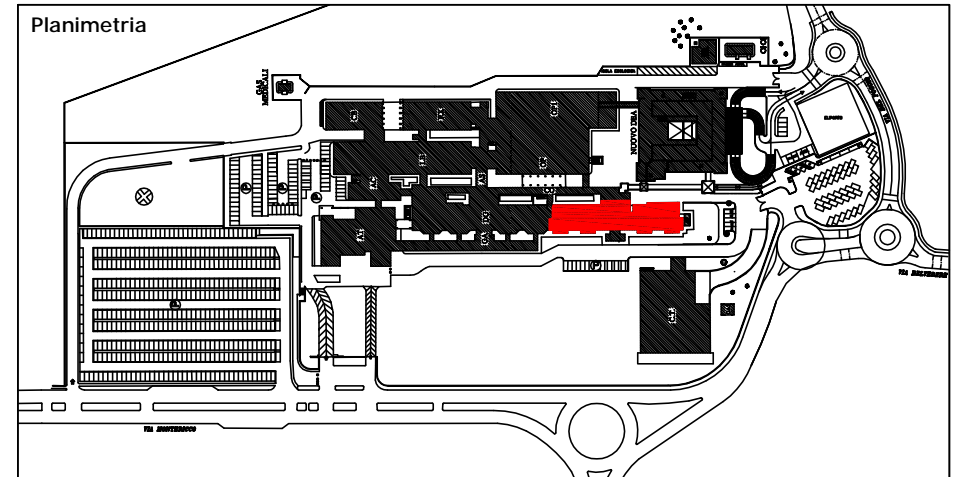

Il Direttore Generale: Dott.ssa Maria Lazzarato
Il Direttore Sanitario: Dott. G. Spagnoli
Il Direttore Amministrativo: Dott. M. Mingozzi
Il Responsabile dell'U.O.P.T.I.: Dott. Ing. D. A. Faiello

Responsabile del Procedimento:
Dott. Ing. Francesco Ferrari
Direttore dei Lavori:
Dott. Ing. D. Alessandro Faiello
Coordinatore della Sicurezza:
Geom. Mario Castaldi
Ufficio Direzione Lavori:
Geom. Daniela Righini
Per. Ind. Valentino Arcolani
Per. Ind. Marco Orsi

Impresa

Progettista Opere Edili:
Dott. Ing. D. Alessandro Faiello
Geom. Daniela Righini
Progettisti Impianti Elettrici:
Per. Ind. Valentino Arcolani
Progettisti Impianti Meccanici:
Per. Ind. Marco Orsi
Gruppo di lavoro UOPTI:
Dott. Ing. S. Scala
Dott. Ing. Jr. L. Campomori
Per. Ind. A. Cagnani

Elaborato n. **E1.26** DS/OCN/006/E1.26





Progetto/attività n. **P/14/13** gara n. direzione lavori n. Scala **1:100** Data **Marzo 2014**

revisione 1	data	revisione 5	data
revisione 2	data	revisione 6	data
revisione 3	data	revisione 7	data
revisione 4	data	revisione 8	data

POSIZ. ARCHIVIO: P:\progetti\0071\lavori\01_progetti\006\013\1413_006\047_Ger-Lun\01\ProgettoEsecutivo

LEGENDA

	SERRANDA TAGLIAFUOCO		Collegamento magnetico
	CPU RING BUS		Collegamento contatto
	SONDA TEMPERATURA		
	REGOLATORE PORTATA ARIA		
	VALVOLA 3 VIE		
	QUADRO REGOLAZIONE JCONTROL		
	QUADRO ELETTRICO DI REPARTO		
	CENTRALINA ALLARMI GAS MEDICALI R = RIPETITORE		
	ESTRATORE ARIA		
	Pressostato differenziale filtro sporco		
	Trasmittitore di pressione per comando ventilatore, JC		
	Trasmittitore umidità ripresa, JC		

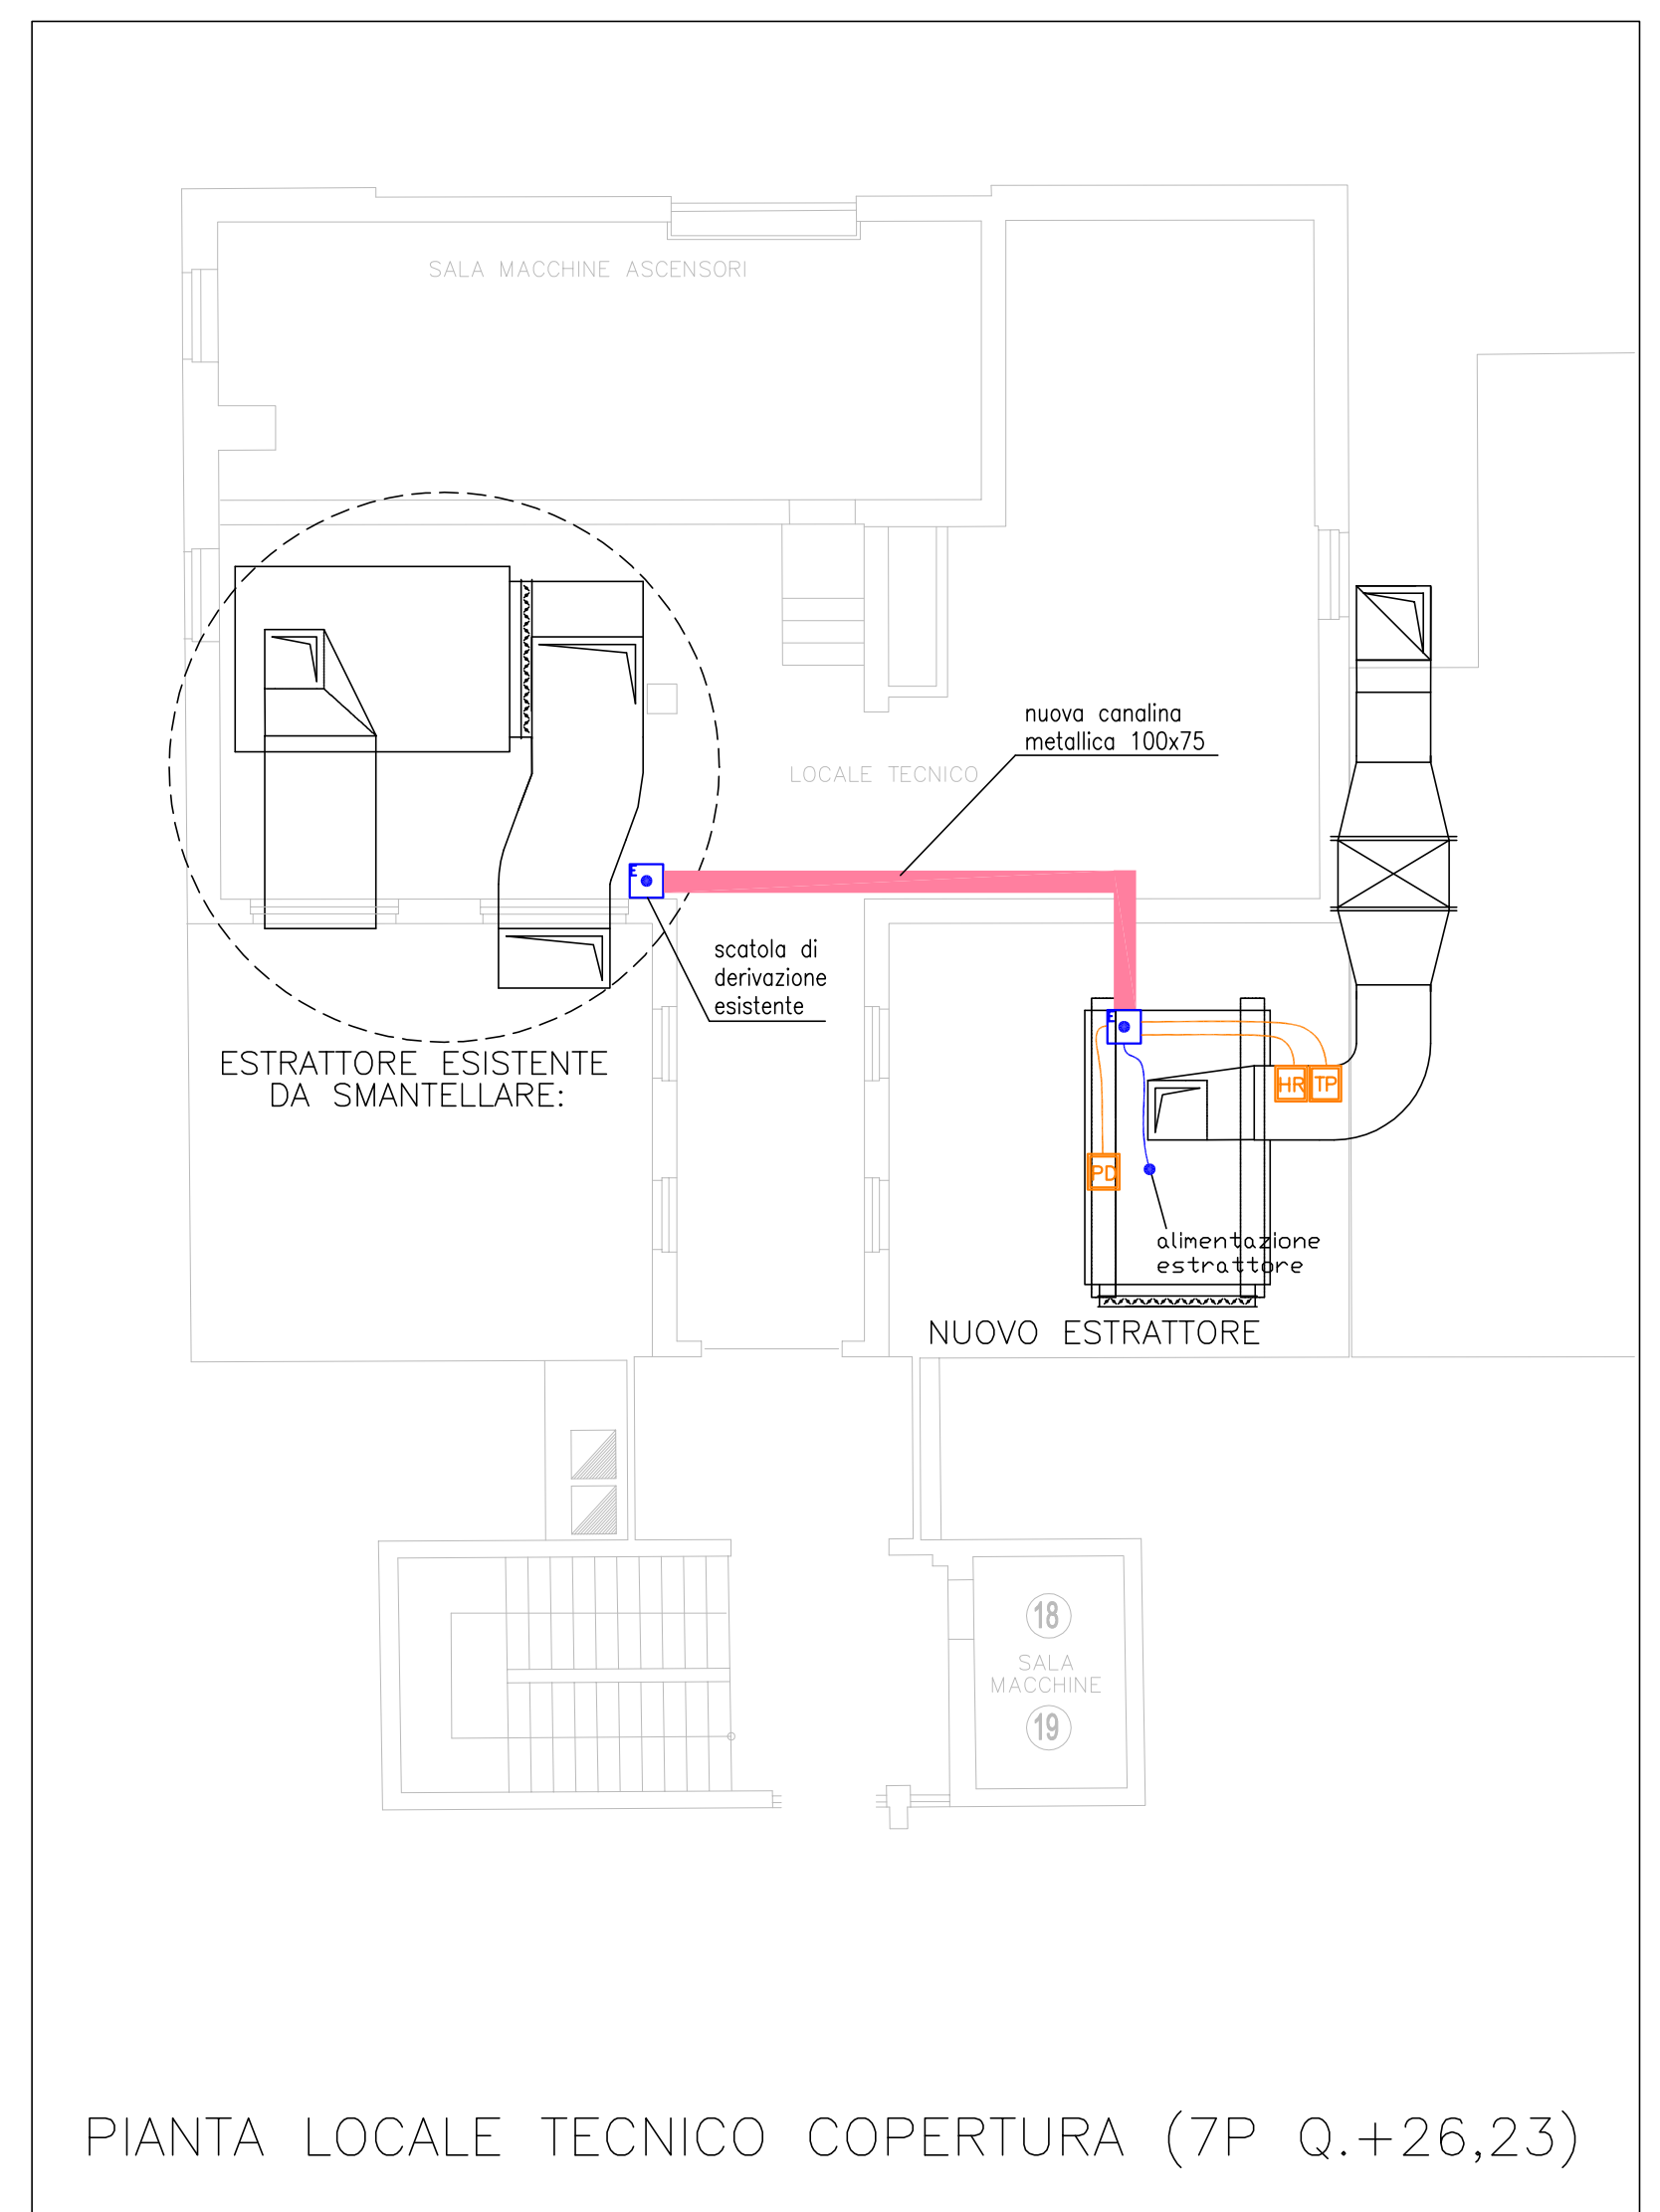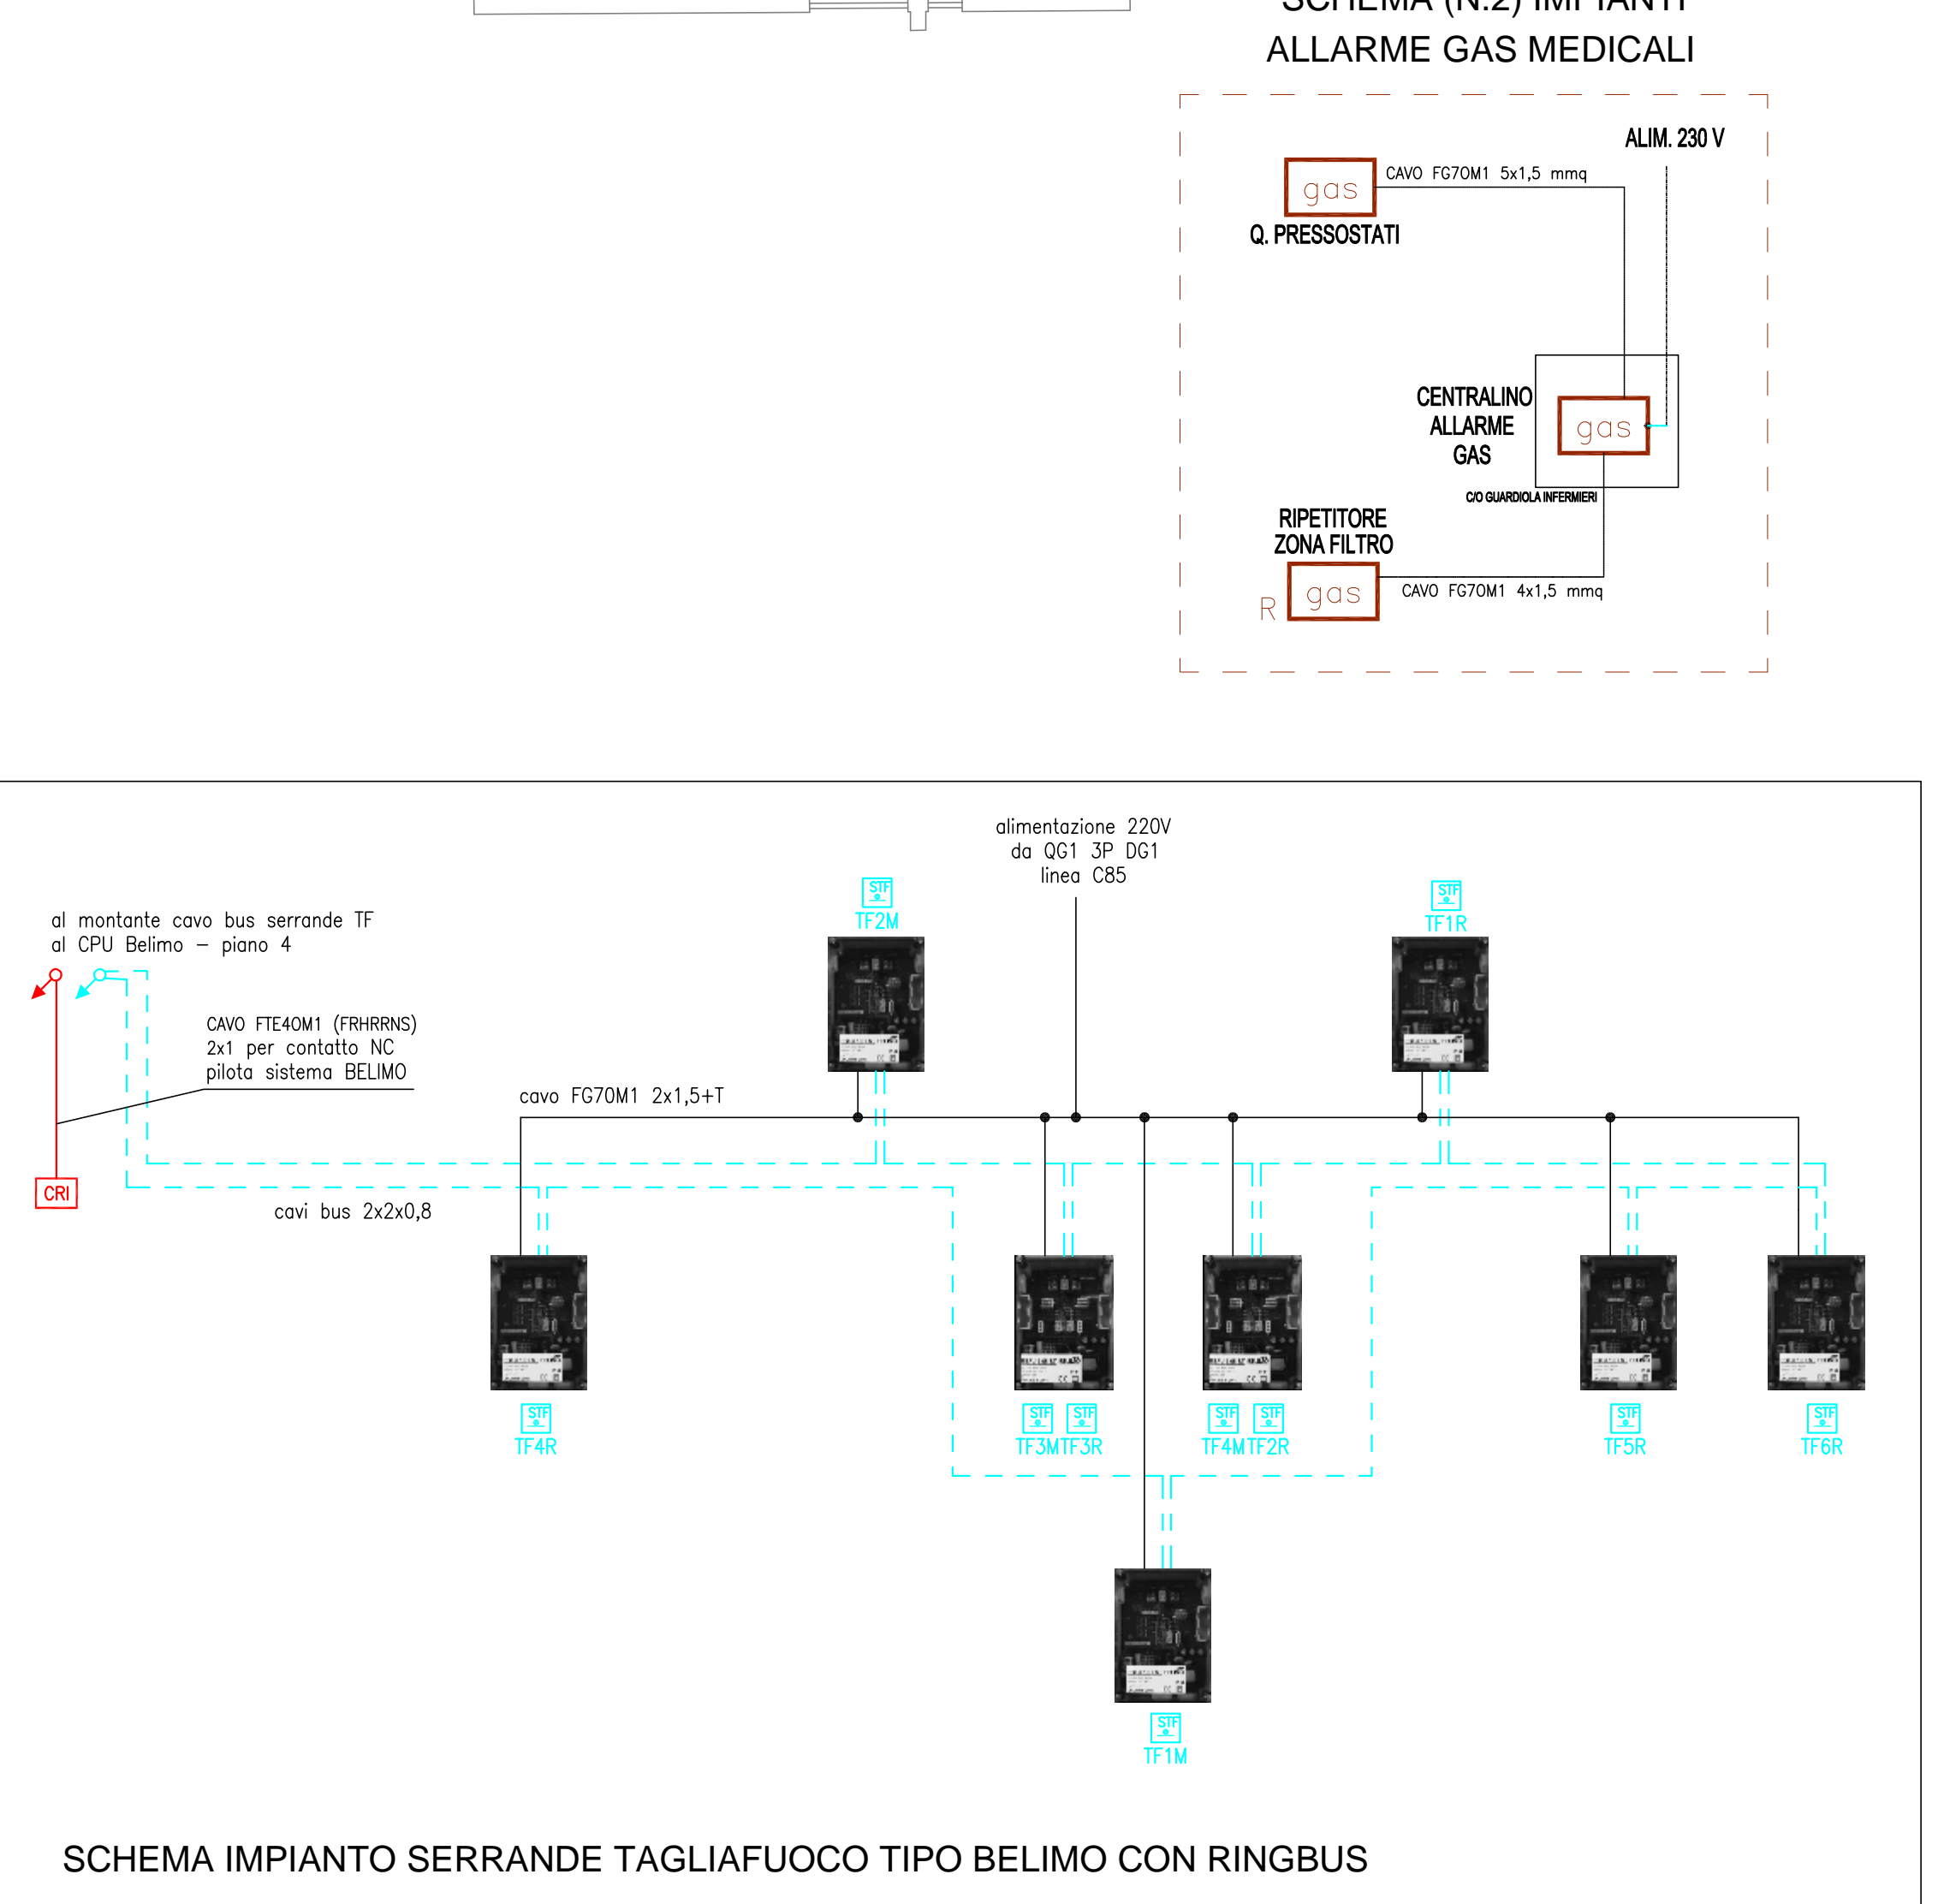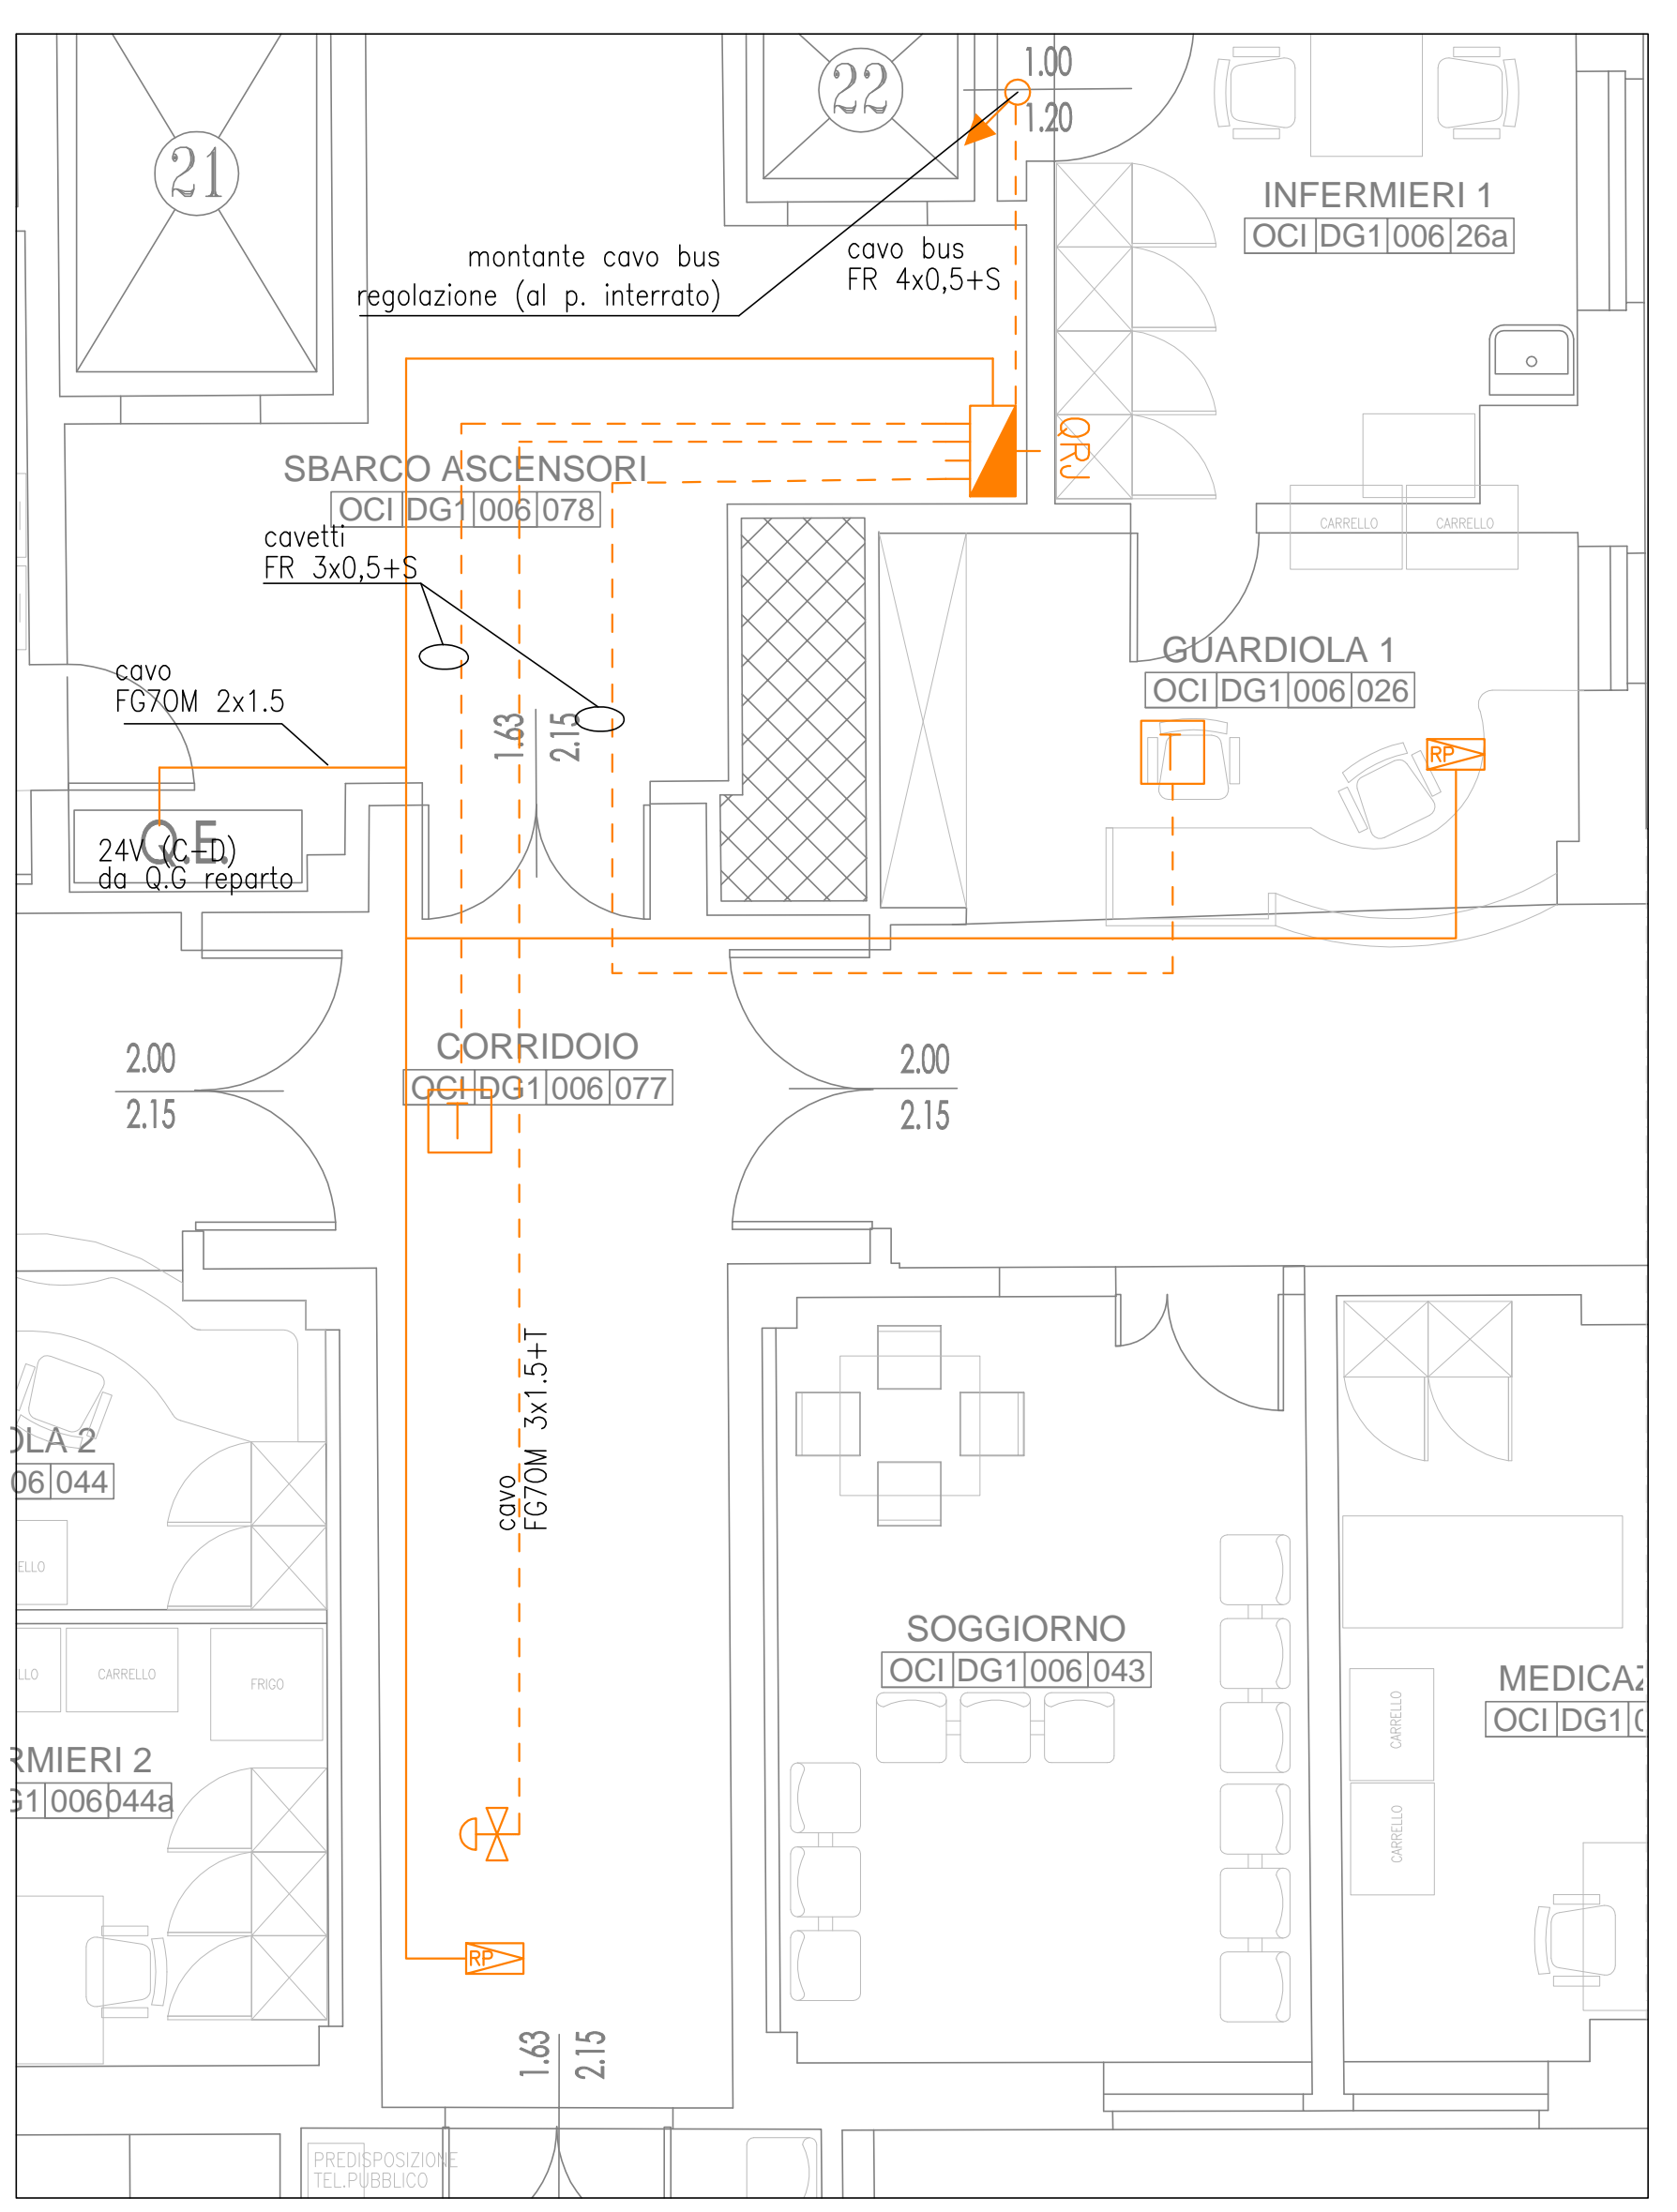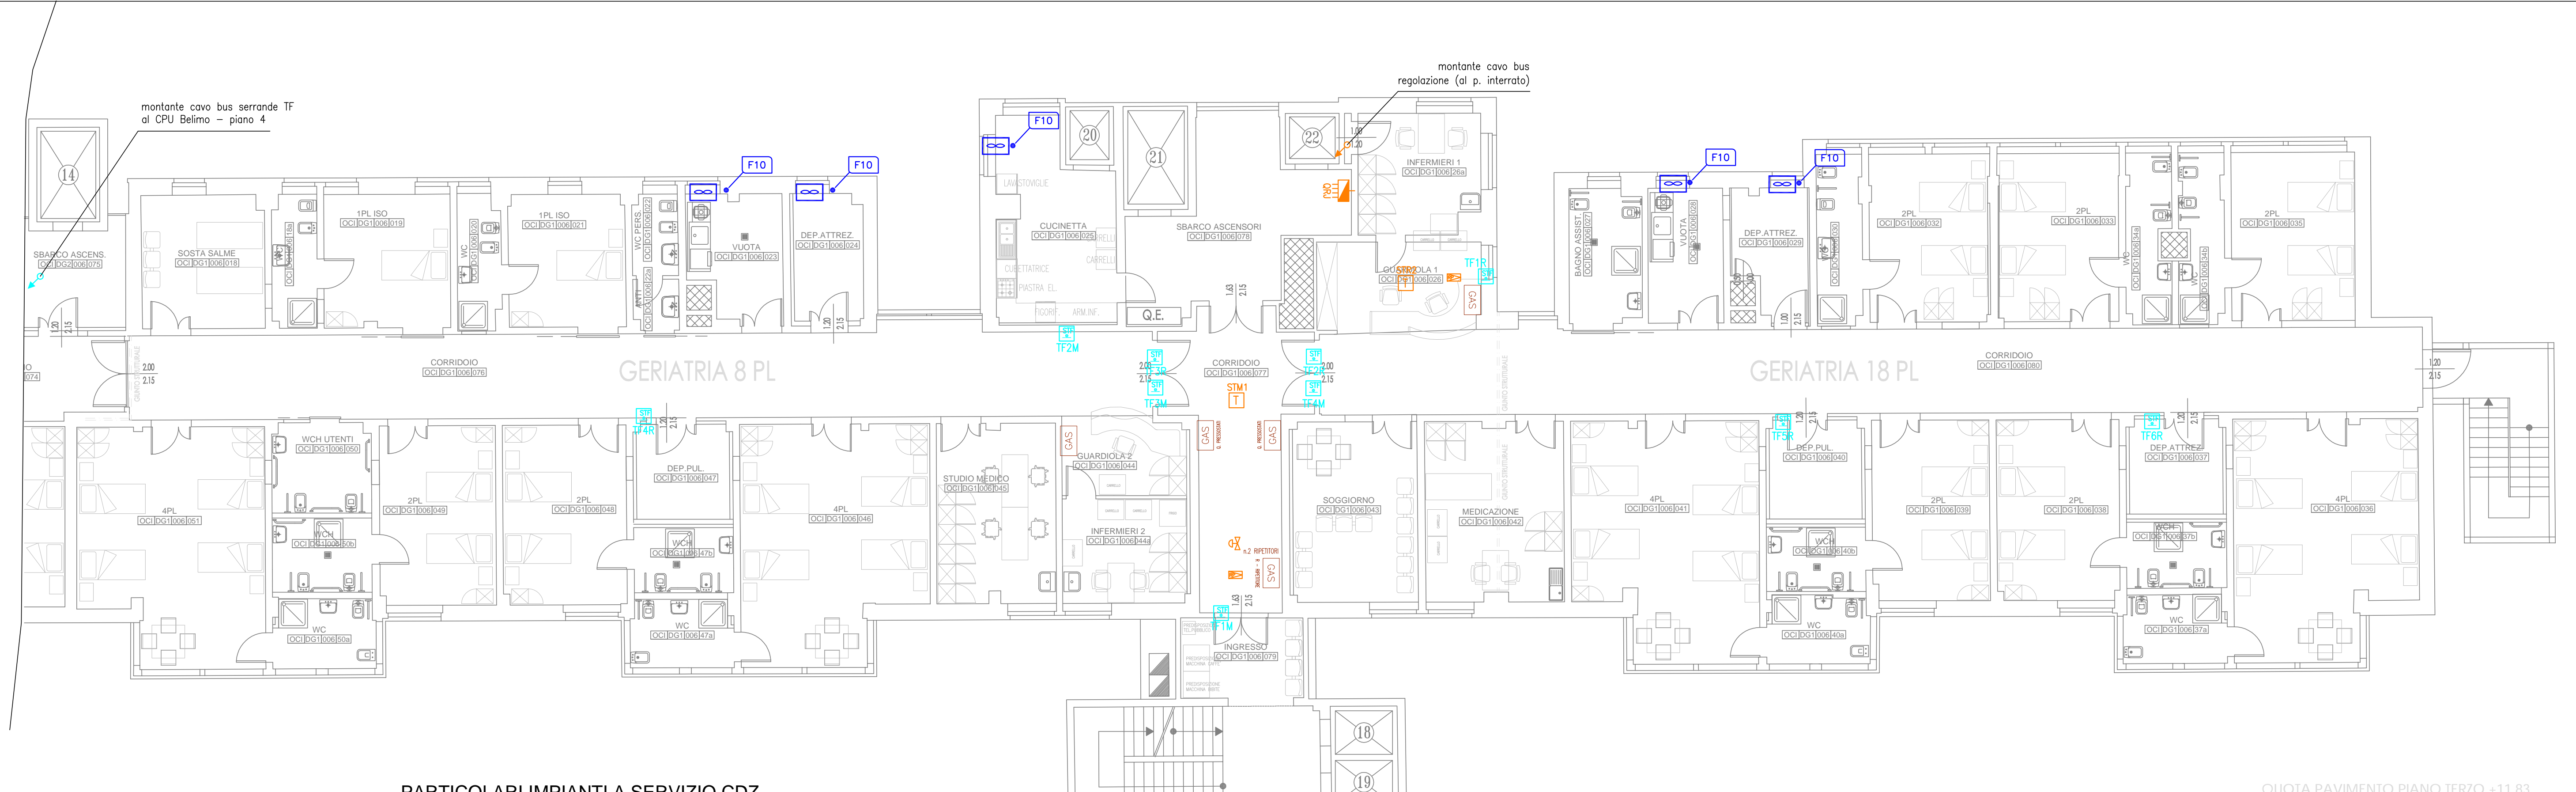

QUOTA PAVIMENTO PIANO TERZO +11,83