

SERVIZIO SANITARIO REGIONALE
EMILIA-ROMANA
Azienda Unità Sanitaria Locale di Imola

U.O. PATRIMONIO E TECNOLOGIE IMPIANTISTICHE
Piazzale Giovanni dalle Bande Nere 11 - 40026 Imola (BO)
Tel. 0542 604425 - Fax 0452 604405 - email sat@ausl.imola.bo.it

Viale Amendola n.2 - 40026 Imola (BO)

LAVORI DI MANUTENZIONE AGLI IMPIANTI ELETTRICI ED ELETTRONICI DEGLI IMMOBILI DELL'AZIENDA USL DI IMOLA


Oggetto elaborato

PROGETTO ESECUTIVO
IMPIANTI ELETTRICI
STATO DI PROGETTO

OSPEDALE CIVILE VECCHIO
- "EX LOLLI"

MANUTENZIONE E VERIFICA
PERIODICA
CABINE ELETTRICHE

Planimetria

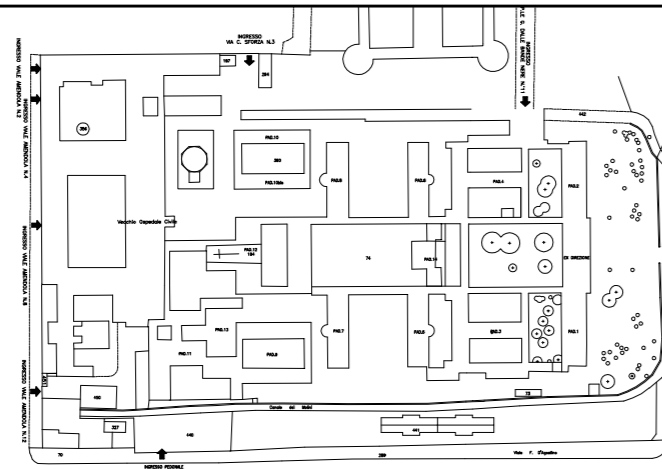

il Direttore Generale
Dott.ssa Maria Lazzarato

il Direttore Sanitario
Dott. A. Rossi

il Direttore Amministrativo
Dott. M. Mingozi

il Responsabile dell' U.O.P.T.I.
Dott. Ing. D. A. Faiello

Responsabile del Procedimento:
Ing. Francesco Ferrari

Direttore dei Lavori:
Per. Ind. Valentino Arcolani

Coordinatore della Sicurezza:
Geom. Mario Castaldi

Ufficio Direzione Lavori:
Per. Ind. Paolo Drei


Progettisti:
- Impianti elettrici:
Per. Ind. Valentino Arcolani
Per. Ind. Paolo Drei

Elaborato n.

E1.2

Progetto/attività n. M02/15	gara n. 25/15	direzione lavori n.	Scala 1:1000	Data Maggio 2015
--------------------------------	------------------	---------------------	-----------------	---------------------

revisione 1	data	revisione 5	data
revisione 2	data	revisione 6	data
revisione 3	data	revisione 7	data
revisione 4	data	revisione 8	data

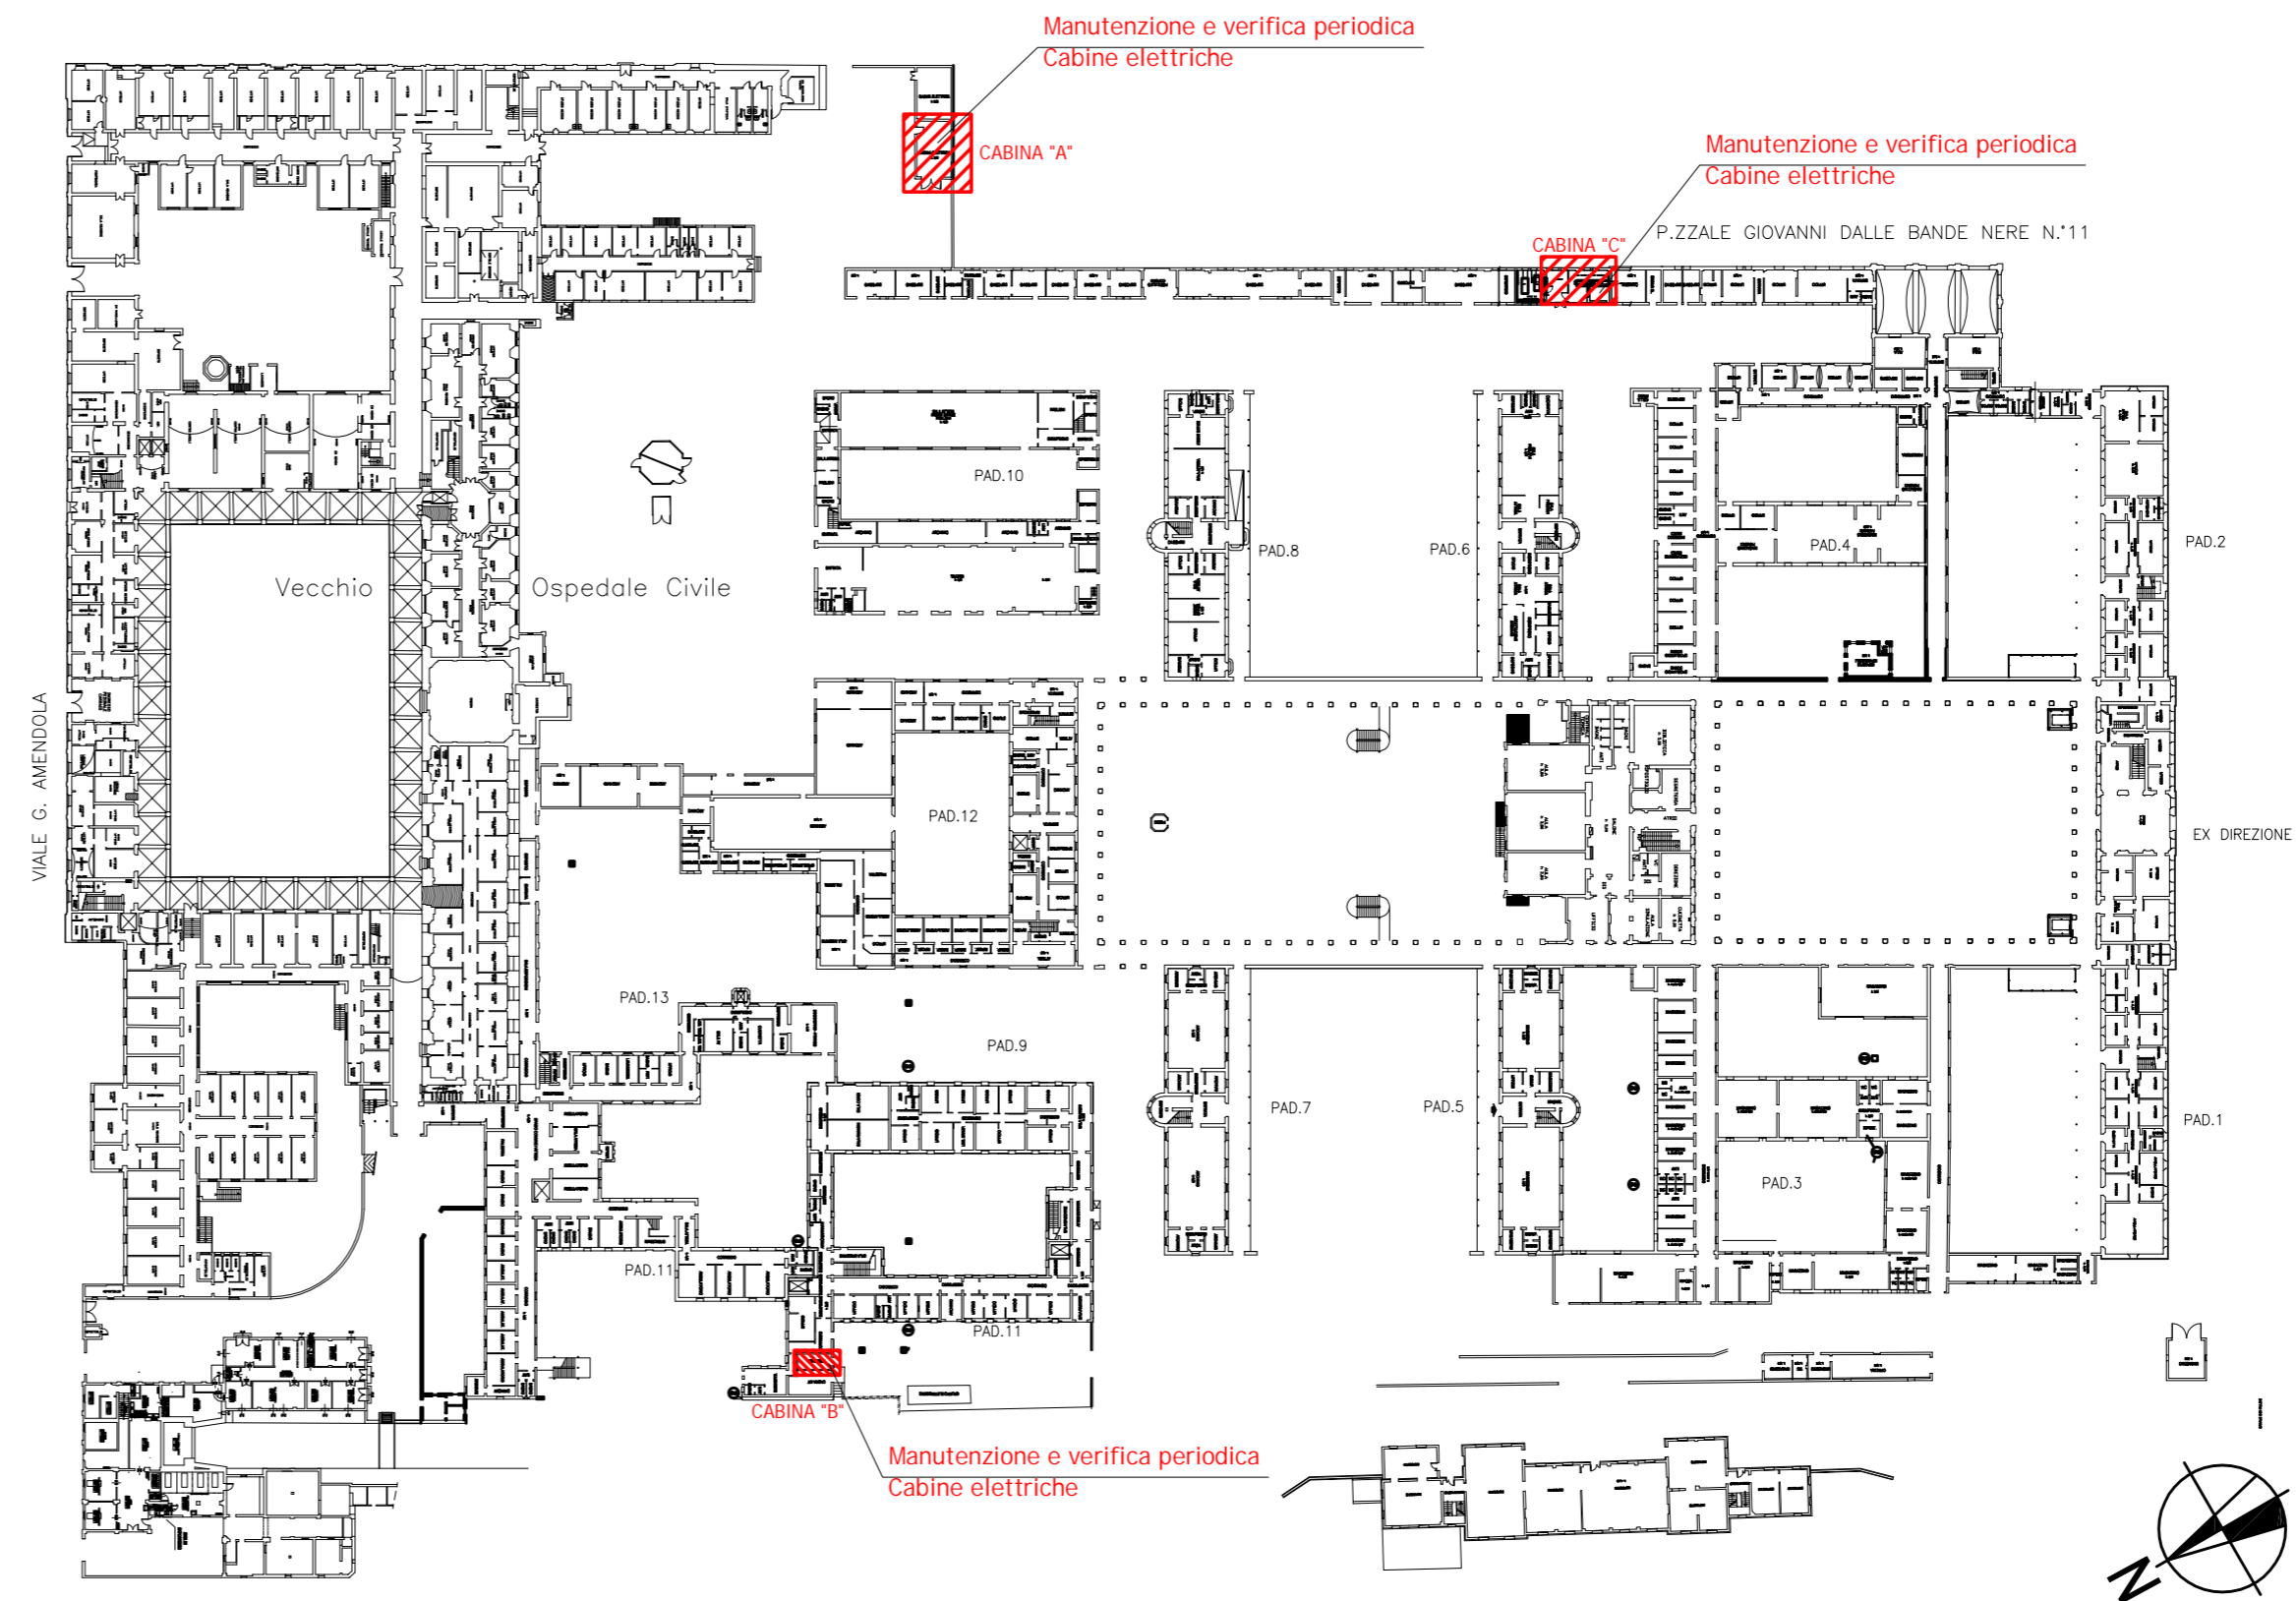

PIANTA PIANO TERRA - SCALA 1:1000