


LAVORI DI MANUTENZIONE AGLI IMPIANTI ELETTRICI ED ELETTRONICI DEGLI IMMOBILI DELL'AZIENDA USL DI IMOLA

Oggetto elaborato
PROGETTO ESECUTIVO IMPIANTI ELETTRICI STATO DI PROGETTO
OSPEDALE CIVILE NUOVO PIANO INTERRATO REALIZZAZIONE IMPIANTI E SISTEMI SUPERVISIONE E CONTROLLO CENTRALIZZATO CONDIZIONAMENTO

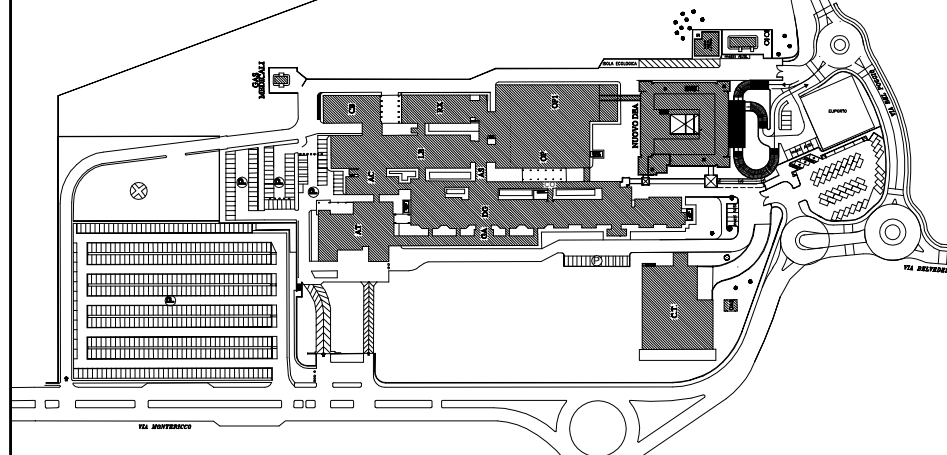

Il Direttore Generale: Dott.ssa Maria Lazzarato
 Il Direttore Sanitario: Dott. A. Rossi
 Il Direttore Amministrativo: Dott. M. Mingozzi
 Il Responsabile dell' U.O.P.T.I.: Dott. Ing. D. A. Faiello



Responsabile del Procedimento: Ing. Francesco Ferrari
 Direttore dei Lavori: Per. Ind. Valentino Arcolani
 Coordinatore della Sicurezza: Geom. Mario Castaldi
 Ufficio Direzione Lavori: Per. Ind. Paolo Drei

Progettisti:
 - Impianti elettrici:
 Per. Ind. Valentino Arcolani
 Per. Ind. Paolo Drei

Elaborato n. E12.1	Progetto/attività n. M02/15	gara n. 25/15	direzione lavori n.	Scala 1:200	Data Maggio 2015
------------------------------	---------------------------------------	-------------------------	---------------------	-----------------------	----------------------------

revisione 1	data	revisione 5	data
revisione 2	data	revisione 6	data
revisione 3	data	revisione 7	data
revisione 4	data	revisione 8	data

PIANTA PIANO INTERRATO - SCALA 1:200

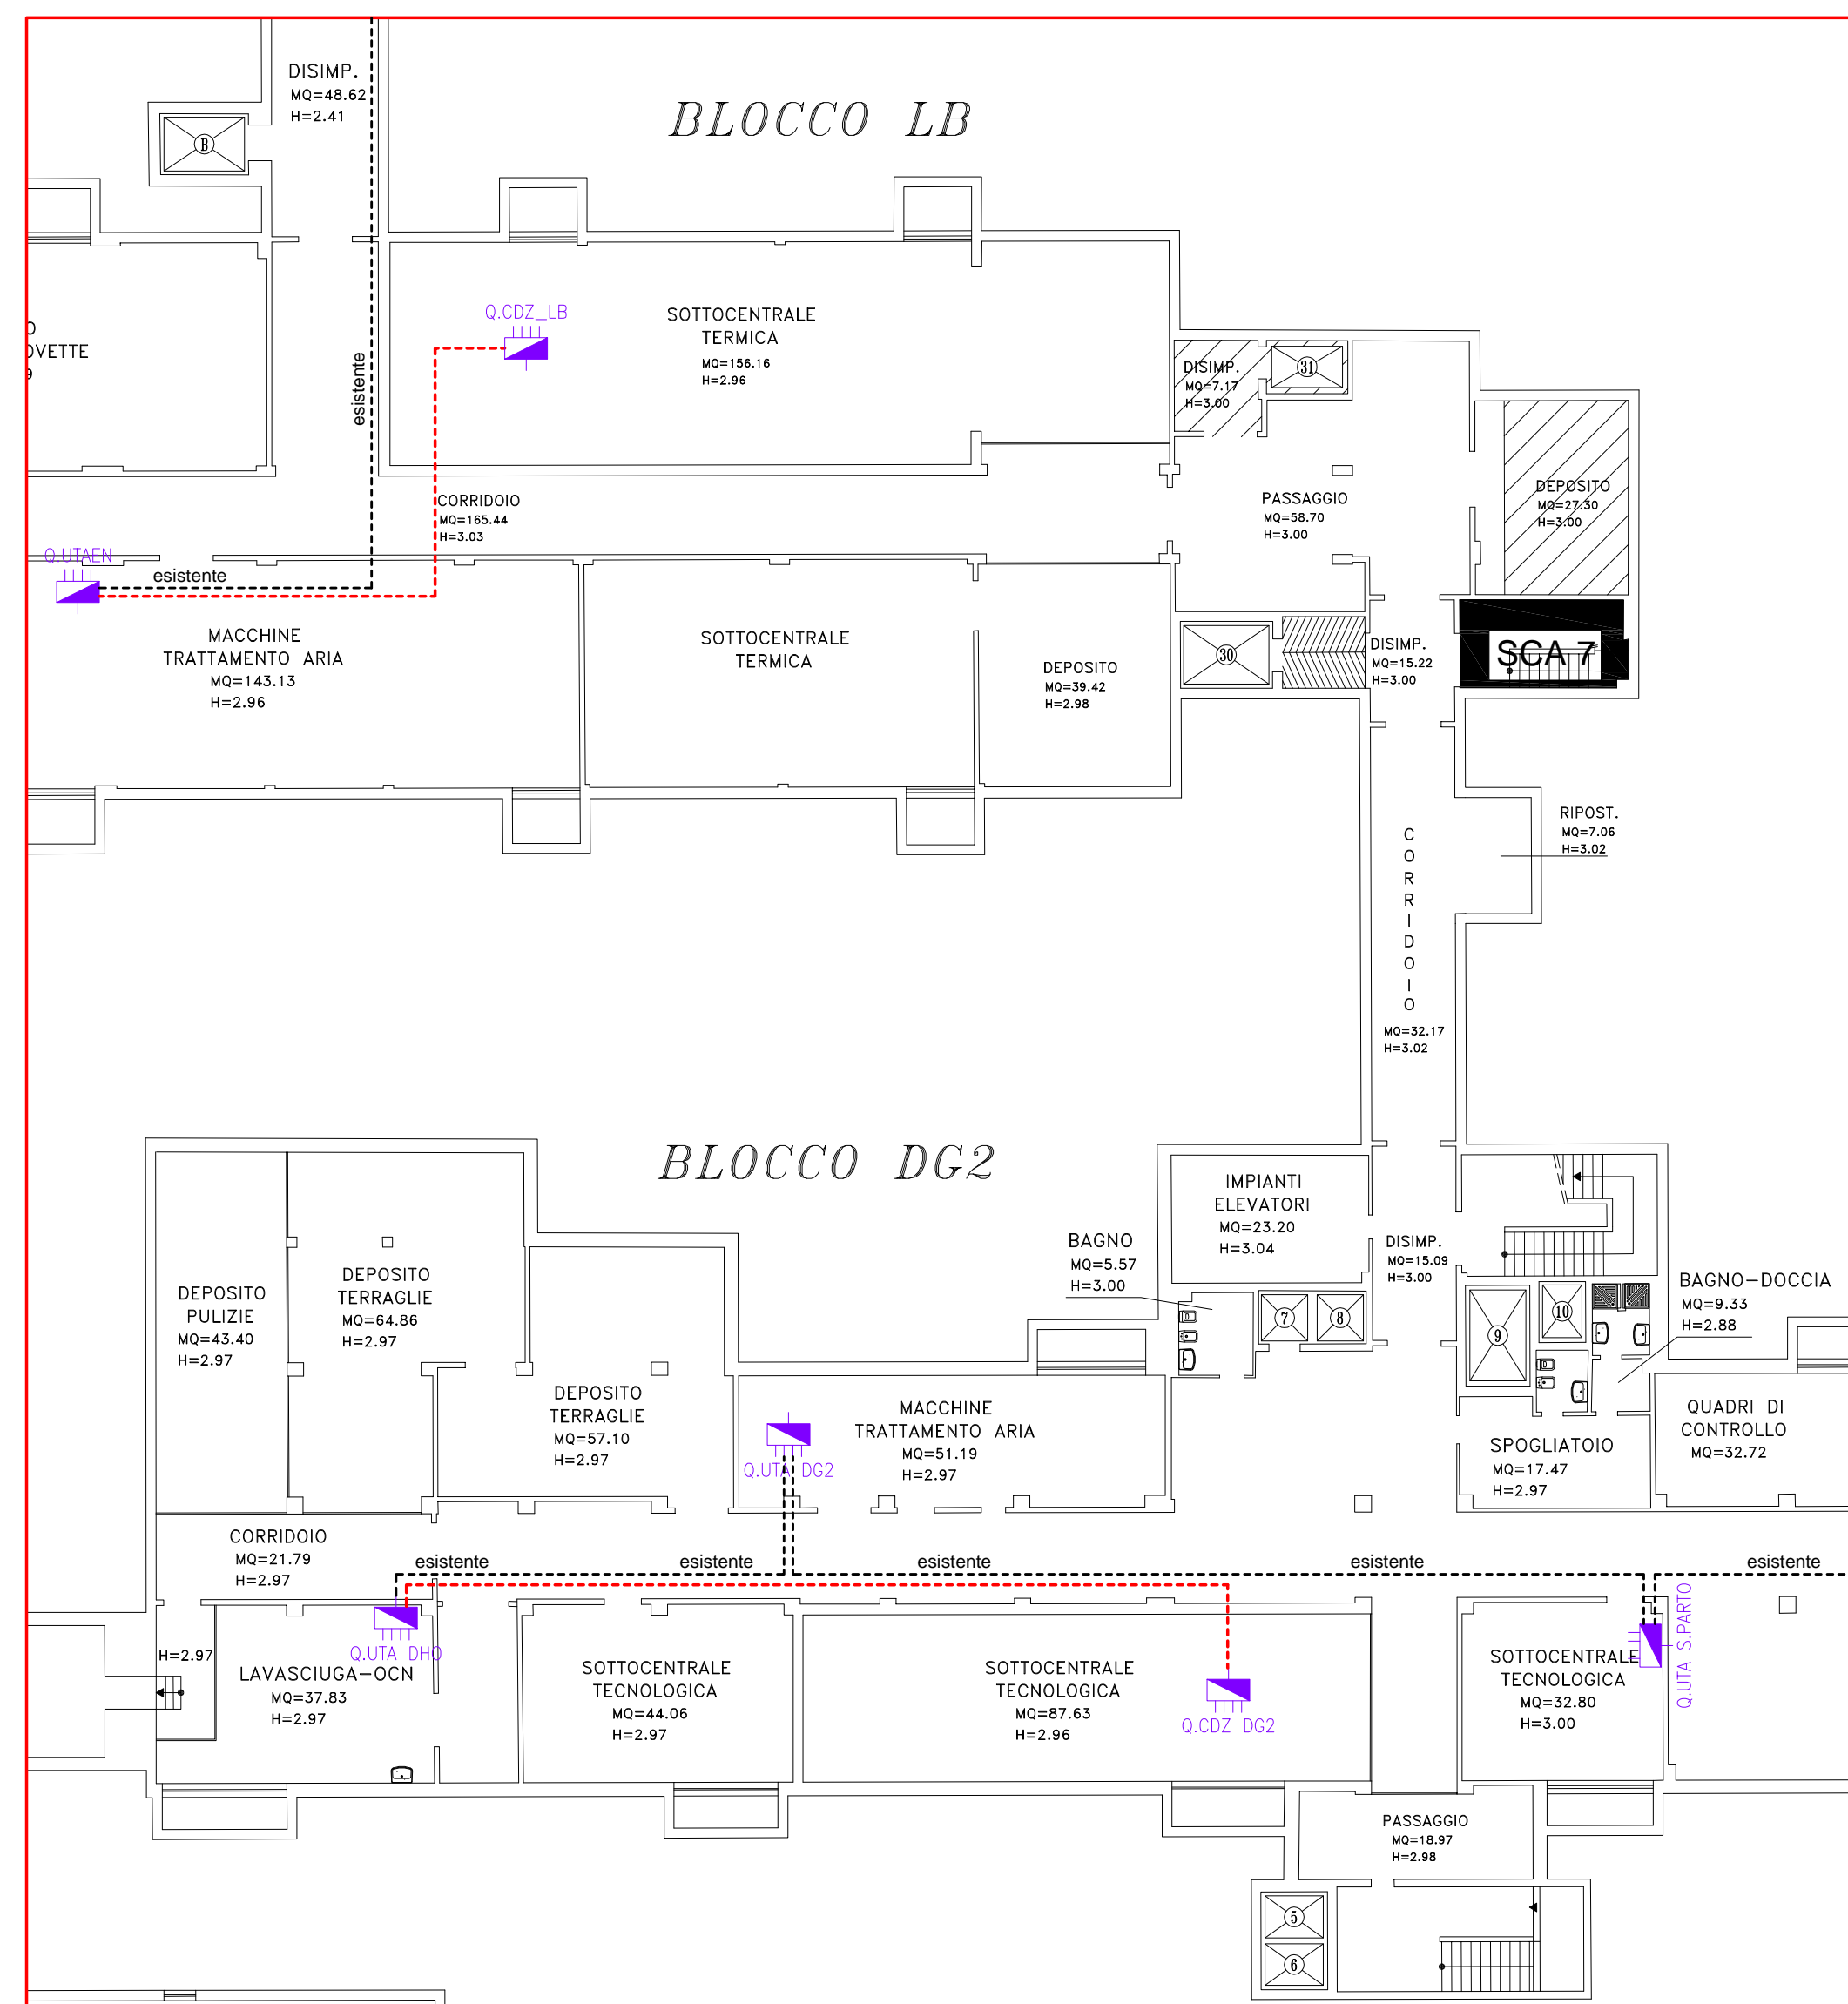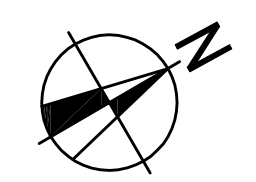

LEGENDA	
	QUADRO ELETTRICO
	COLLEGAMENTO LINEA BUS

