

**INTERVENTO DI MANUTENZIONE STRAORDINARIA
REPARTO DI GERIATRIA E LUNGODEGENZA
OSPEDALE DI IMOLA**

OSPEDALE "SANTA MARIA DELLA SCALETTA" - VIA MONTERICCO n°4 - 40026 IMOLA (BO)


Oggetto elaborato

**PROGETTO ESECUTIVO
DEGENZA GERIATRIA**

**DG1 - 1° STRALCIO
ELETTRICO**

**PIANTA PIANO TERZO
DISEGNO DI INSTALLAZIONE
IMPIANTO PRESE E F.M.**

Planimetria

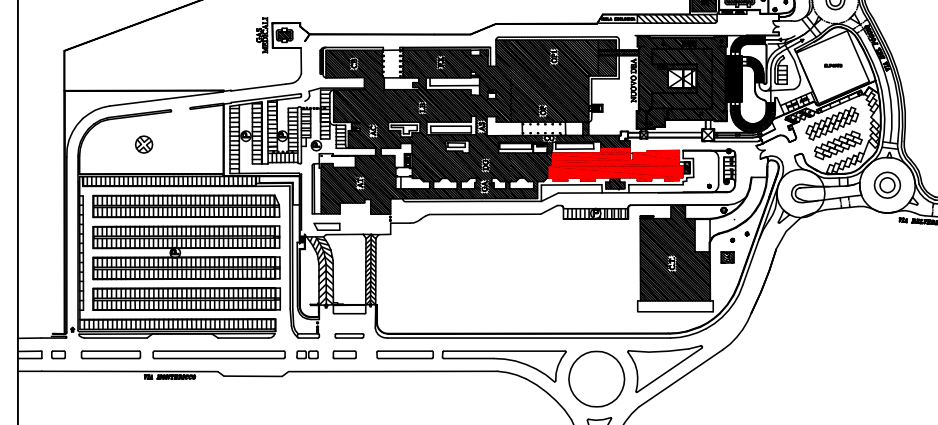

Il Direttore Generale: Dott.ssa Maria Lazzarato
Il Direttore Sanitario: Dott. G. Spagnoli
Il Direttore Amministrativo: Dott. M. Mingozzi
Il Responsabile dell'U.O.P.T.I.: Dott. Ing. D. A. Faiello

Responsabile del Procedimento: Dott. Ing. Francesco Ferrari
Direttore dei Lavori: Dott. Ing. D. Alessandro Faiello
Coordinatore della Sicurezza: Geom. Mario Castaldi
Ufficio Direzione Lavori: Geom. Daniela Righini
Per. Ind. Valentino Arcolani
Per. Ind. Marco Orsi

Impresa


Progettista Opere Edili: Dott. Ing. D. Alessandro Faiello
Geom. Daniela Righini
Progettisti Impianti Elettrici: Per. Ind. Valentino Arcolani
Progettisti Impianti Meccanici: Per. Ind. Marco Orsi
Gruppo di lavoro UOPTI: Dott. Ing. S. Scala
Dott. Ing. Jr. L. Campomori
Per. Ind. A. Cagnani

Elaborato n. E1.22 DS/OCN/006/E1.22

Progetto/attività n. P/14/13
gara n.
direzione lavori n.
Scala: 1:100
Data: Marzo 2014

revisione 1	data	revisione 5	data
revisione 2	data	revisione 6	data
revisione 3	data	revisione 7	data
revisione 4	data	revisione 8	data

POSIZIONE: PiantaDG1_UOPTI_anno1_V01_progettato-01/03/2013/g1413_DCL_A047_Ger-Lun9/ProgettoEsecutivo


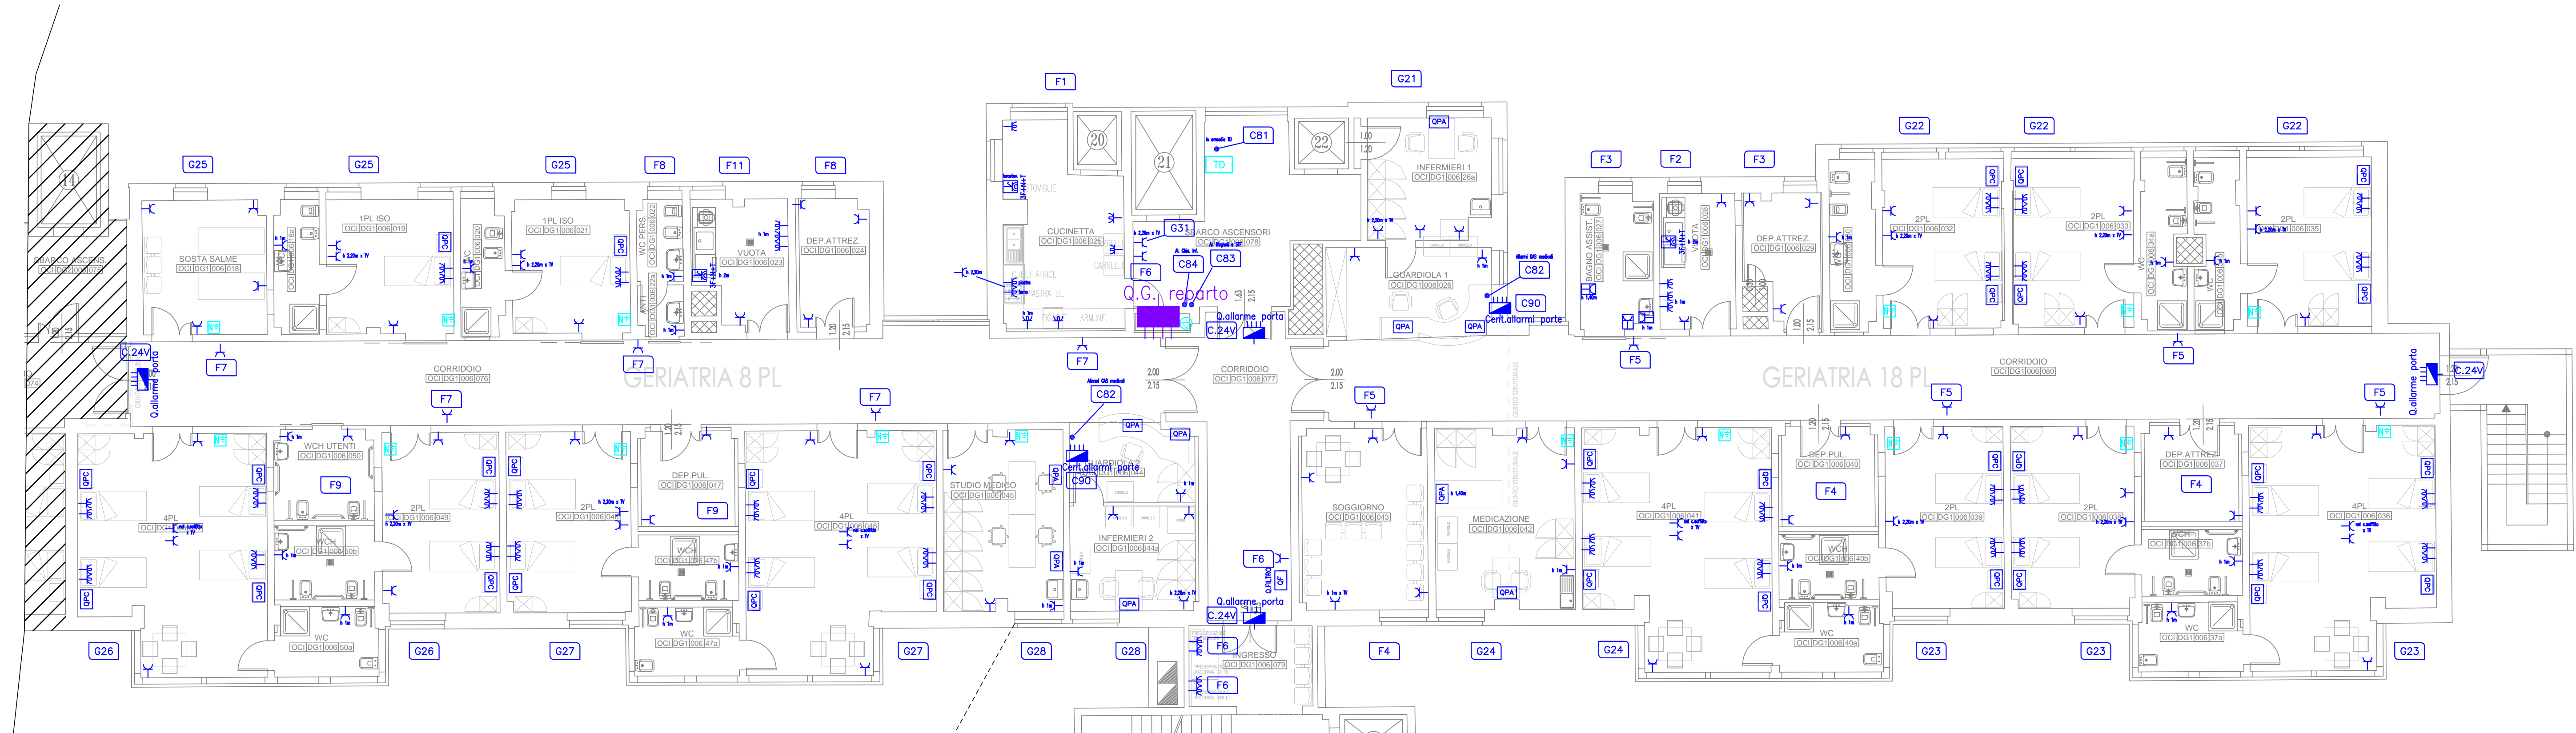


QUOTA PAVIMENTO PIANO TERZO +11.83

LEGENDA	
	PRESA BIPASSO 2x10/16A+T 220V
	PRESA 2x16A+T 220V - CON INTERRUITTORE
	PRESA UNEL 2x10/16A+T 220V
	PUNTO ALLACC. ELETTRICO (APP. VARIE)
	PRESA CEE 220/380V INTERBL. - IP 44
	PRESA CEE 220/380V INTERBL.+FU - IP 44
	ESECUZIONE IP55 (attorno al simbolo)
	QUADRO ELETTRICO DI REPARTO
	QUADRETTO PRESE CAMERA
	QUADRETTO PRESE AMBULATORIO
	QUADRETTO PRESE STANZA TERAPIA SEMINTENSIVA
	RIPETITORE CONTROLLO ISOLAMENTO
	QUADRETTO SGANCI EMERGENZE ZONA FILTRO
	VENTILATORE O ESTRATTORE ARIA
	REGOLAZIONE VENTILATORE O ESTRATTORE ARIA
	COLLEGAMENTO EQUIPOTENZIALE
	NODO DI TERRA ENTRO QUADRO
	NODO EQUIPOTENZIALE

PRESE ENERGIA

VARIE

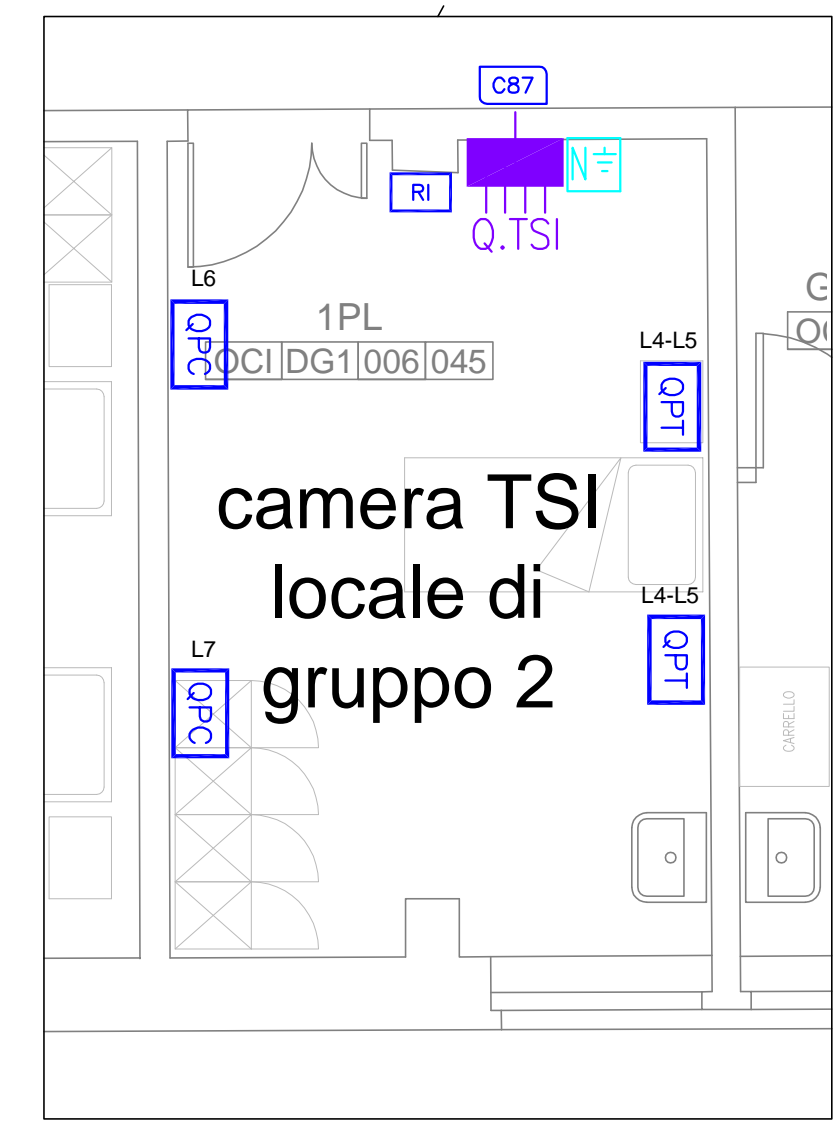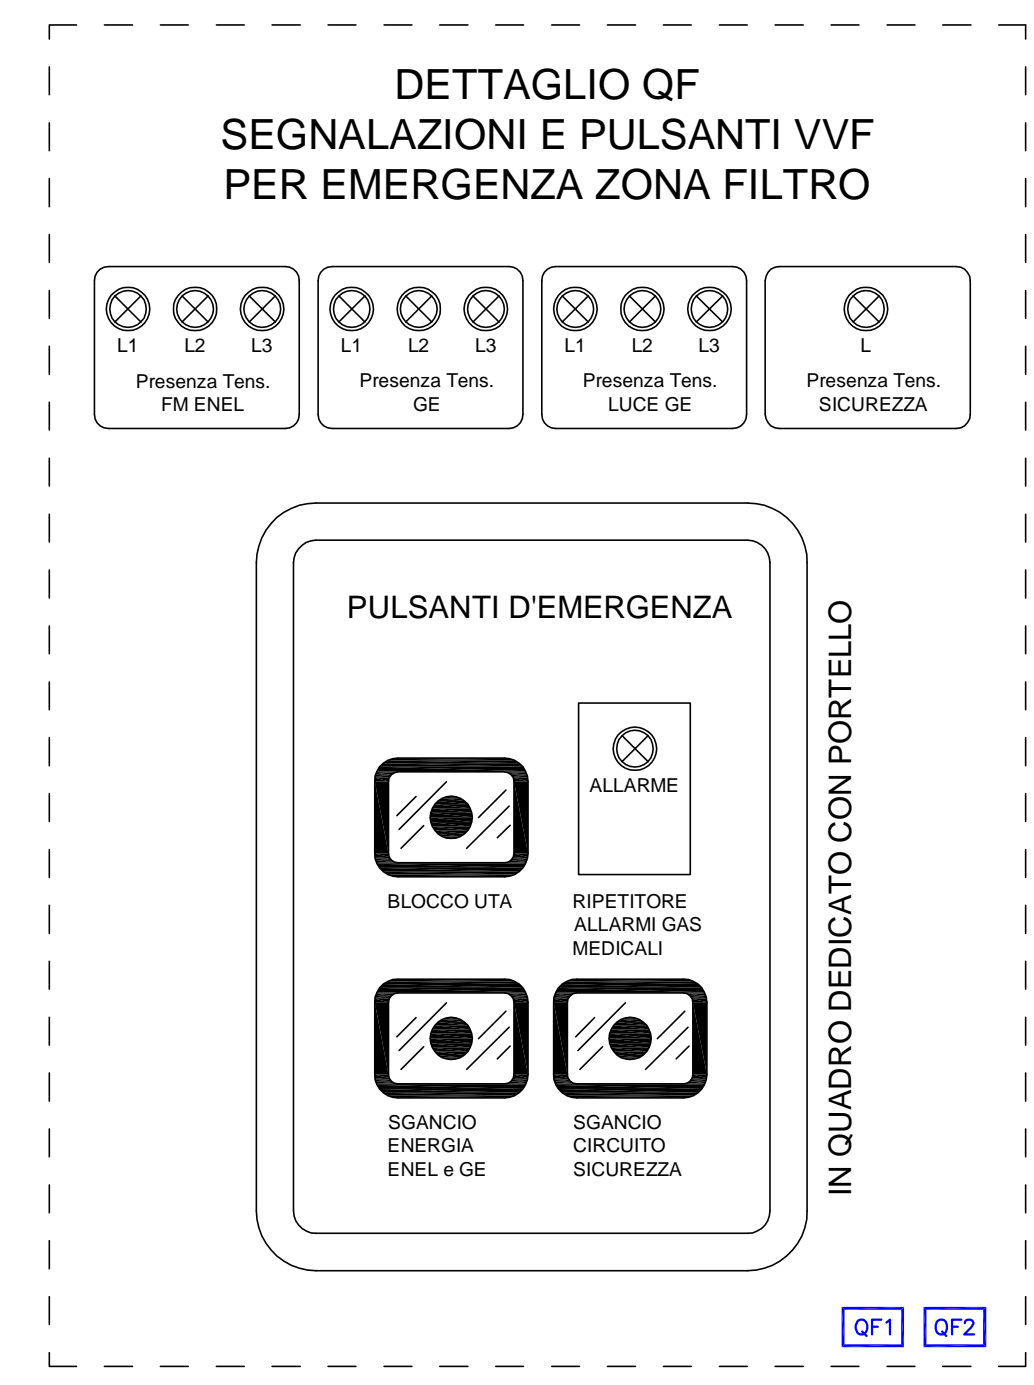

FASE 1: CAMERA DI TERAPIA SEMINTENSIVA

